



PŮDORYS NA KÓTĚ 189,00

MĚŘÍTKO 1 : 100

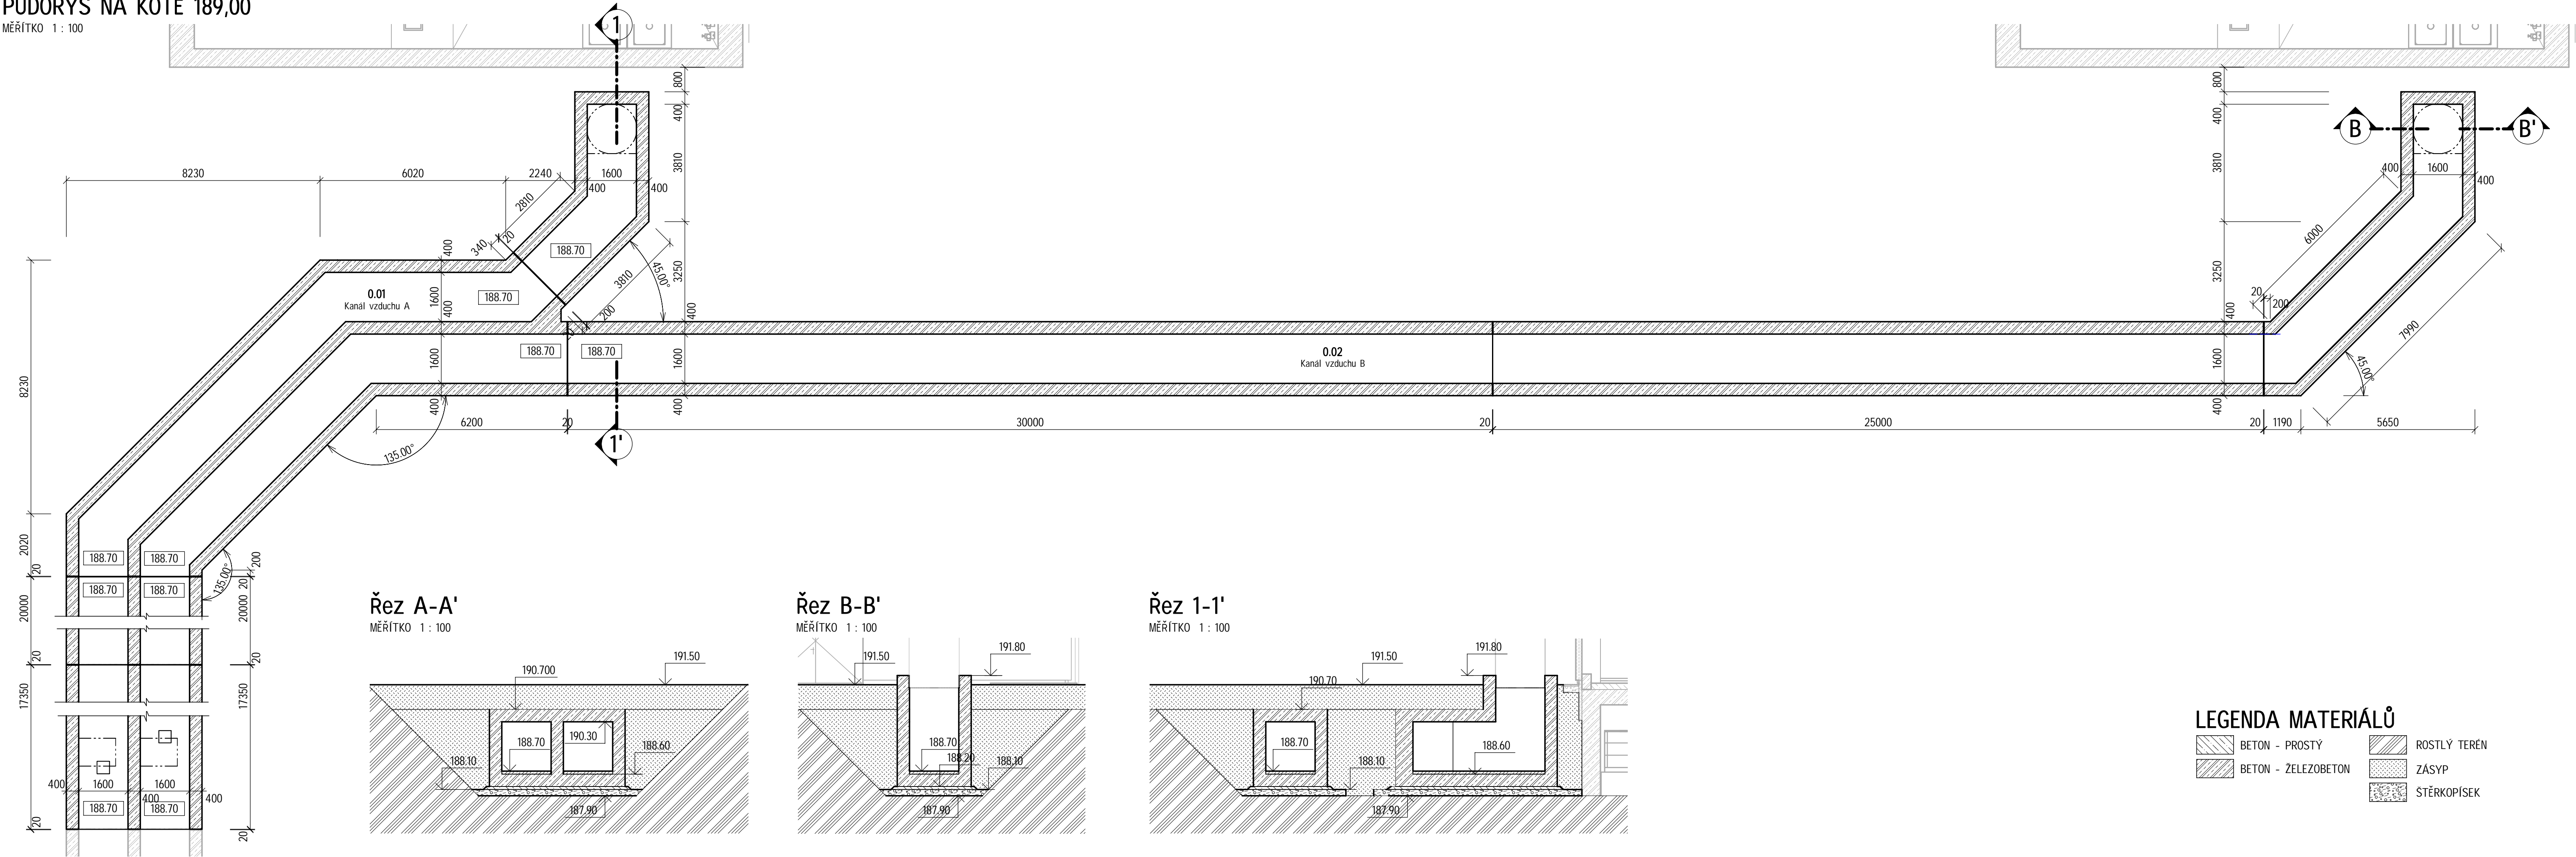

VÝKAZ MÍSTNOSTÍ

ČÍSLO	NÁZEV	PLOCHA	POVRCHOVÁ ÚPRAVA			POZNÁMKY
			PODLAHA	STĚNY	STROP	
0.01	Kanál vzduchu A	100.91 m²	Plastová výstelka	Plastová výstelka	Plastová výstelka	
0.02	Kanál vzduchu B	191.74 m²	Plastová výstelka	Plastová výstelka	Plastová výstelka	

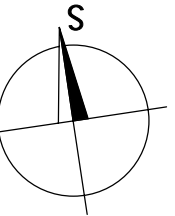

VÝŠKOVÝ SYSTÉM: Bpv		SOUŘADNÝ SYSTÉM: S-JTSK	
6			
5			
4			
3			
2	ČISTOPIS	08.09.2022	Ing. Kuba, Ph.D.
1	PRVNÍ VYDÁNÍ PRO KONTROLU	09.08.2022	Ing. Kuba, Ph.D.
REVIZE	POPIS	DATUM	SCHVÁLIL

Sweco Hydroprojekt a.s. Ústředí Praha Táborská 31, 140 16 Praha 4; praha@sweco.cz; www.sweco.cz				<div>SWECO</div> 	
VYPRACOVAL	Ing. Wallenfels	HIP	Ing. Rinn	T. KONTROLA	Ing. Wallenfels
PROJEKTANT	Ing. Wallenfels	ŘEDITEL DIVIZE	Ing. Hanák	DATUM	09/2022
OBJEDNATEL	Brněnské vodárny a kanalizace, a.s.			OKRES	Brno
AKCE: Kalové hospodářství ČOV Brno - Modřice				ČÍSLO ZAKÁZKY	12 2127 01 01
OBJEKTY NA SPOJOVACÍM POTRUBÍ				STUPEŇ	DSP
				FORMÁT	1:100
				MĚŘÍTKO	5 A4
				ARCHIVNÍ ČÍSLO	007240/22/1
ČÁST STAVBY	SPOJOVACÍ POTRUBÍ			SO/PS	SO 2300
PŘÍLOHA: PŮDORYSY A ŘEZY KANÁLEM VZDUCHU				ČÍSLO PŘÍLOHY	D1.1.2300.5.4
					<div>d</div> <div>2</div>

Tato dokumentace včetně všech příloh (s výjimkou dat poskytnutých objednatelem) je duševním vlastnictvím akciové společnosti Sweco Hydroprojekt a.s. Objednatel této dokumentace je oprávněn ji využít k účelům vyplývajícím z uzavřené smlouvy bez jakéhokoliv omezení. Jiné osoby (jak fyzické, tak právnické) nejsou bez předchozího výslovného souhlasu objednatele oprávněny tuto dokumentaci ani její části jakkoli využívat, kopírovat (ani jiným způsobem rozmnožovat) nebo zpřístupnit dalším osobám.
Poznámka: Podpisy zpracovatelů jsou připojeny pouze k výtisku číslo 01 nebo originálu přílohy (matrici).