



PŮDORYS 1PP

MĚŘÍTKO 1 : 100

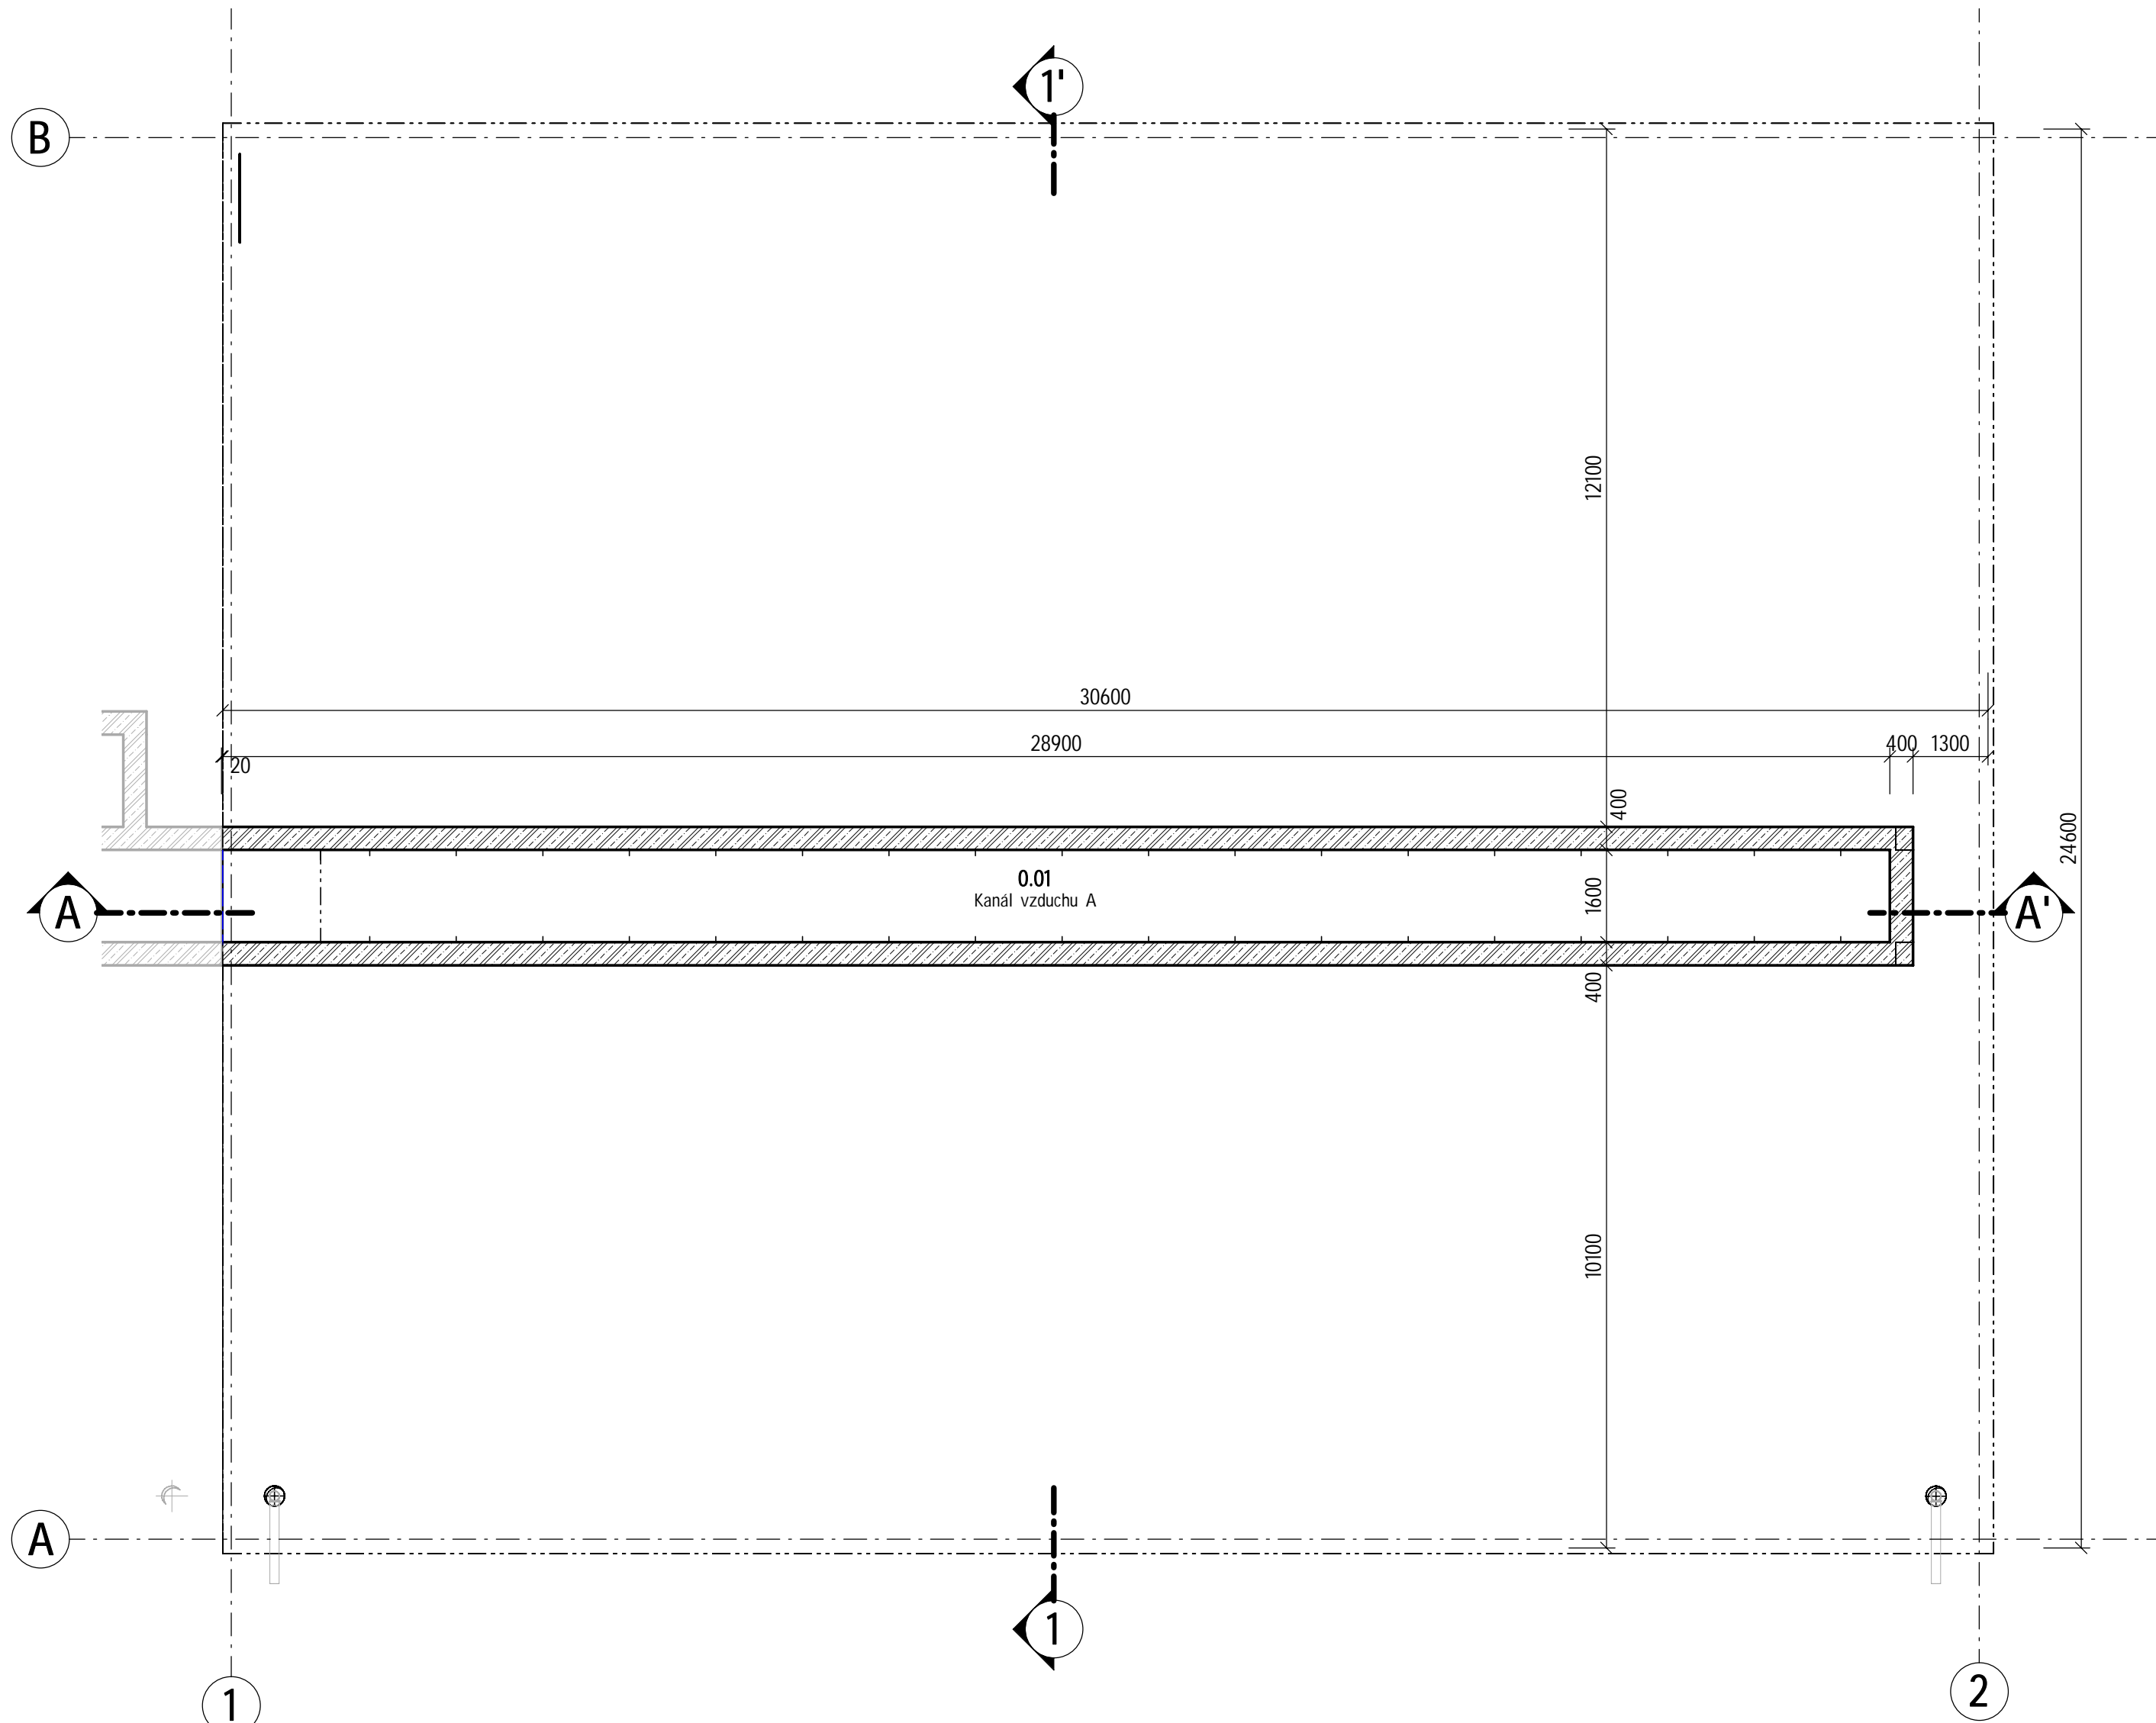


Řez A-A'

MĚŘÍTKO 1 : 100

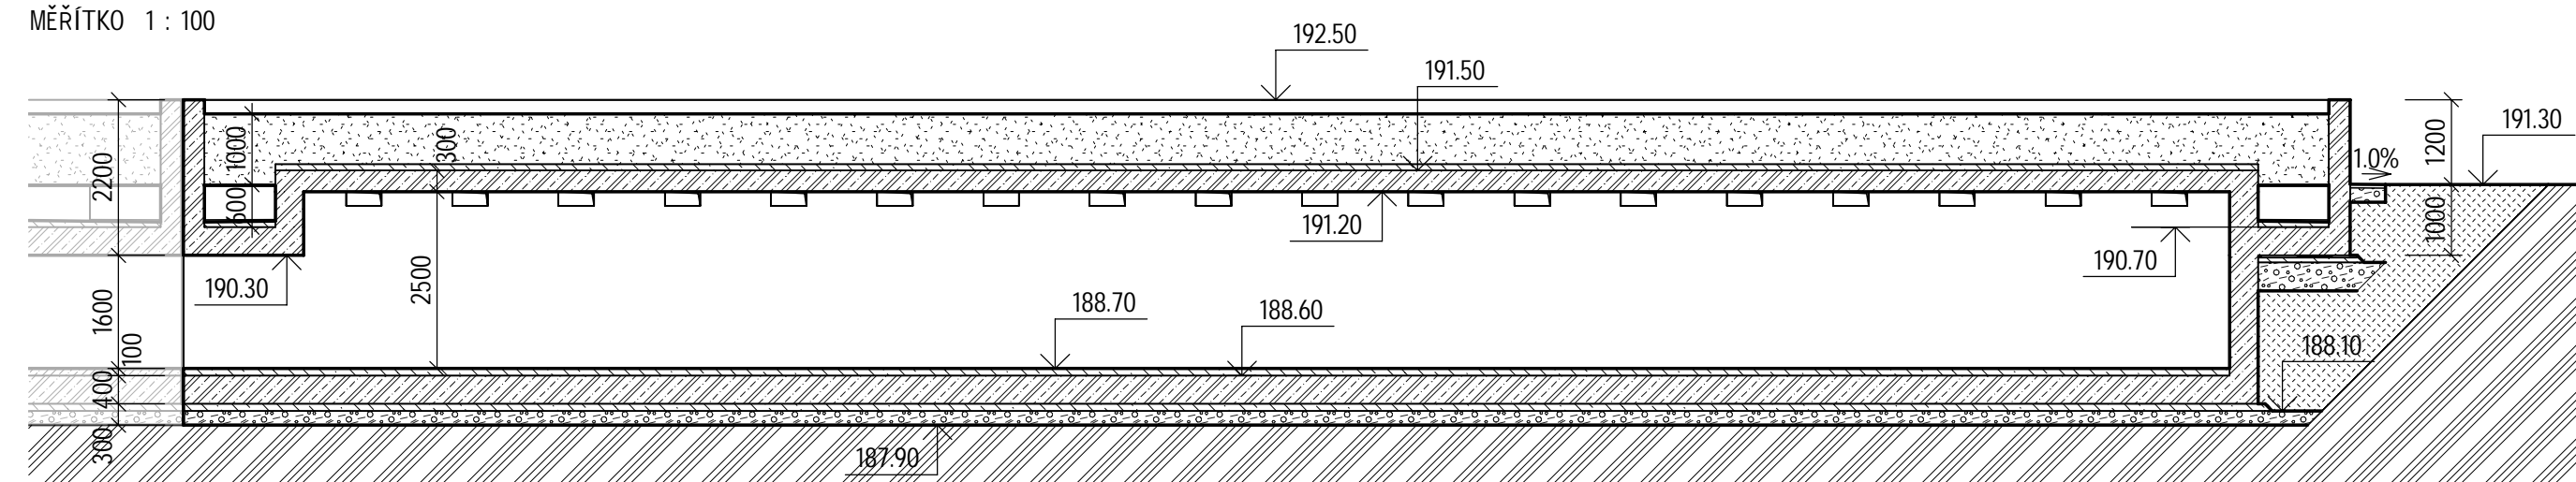


PŮDORYS NA KÓTĚ 192,70

MĚŘÍTKO 1 : 100

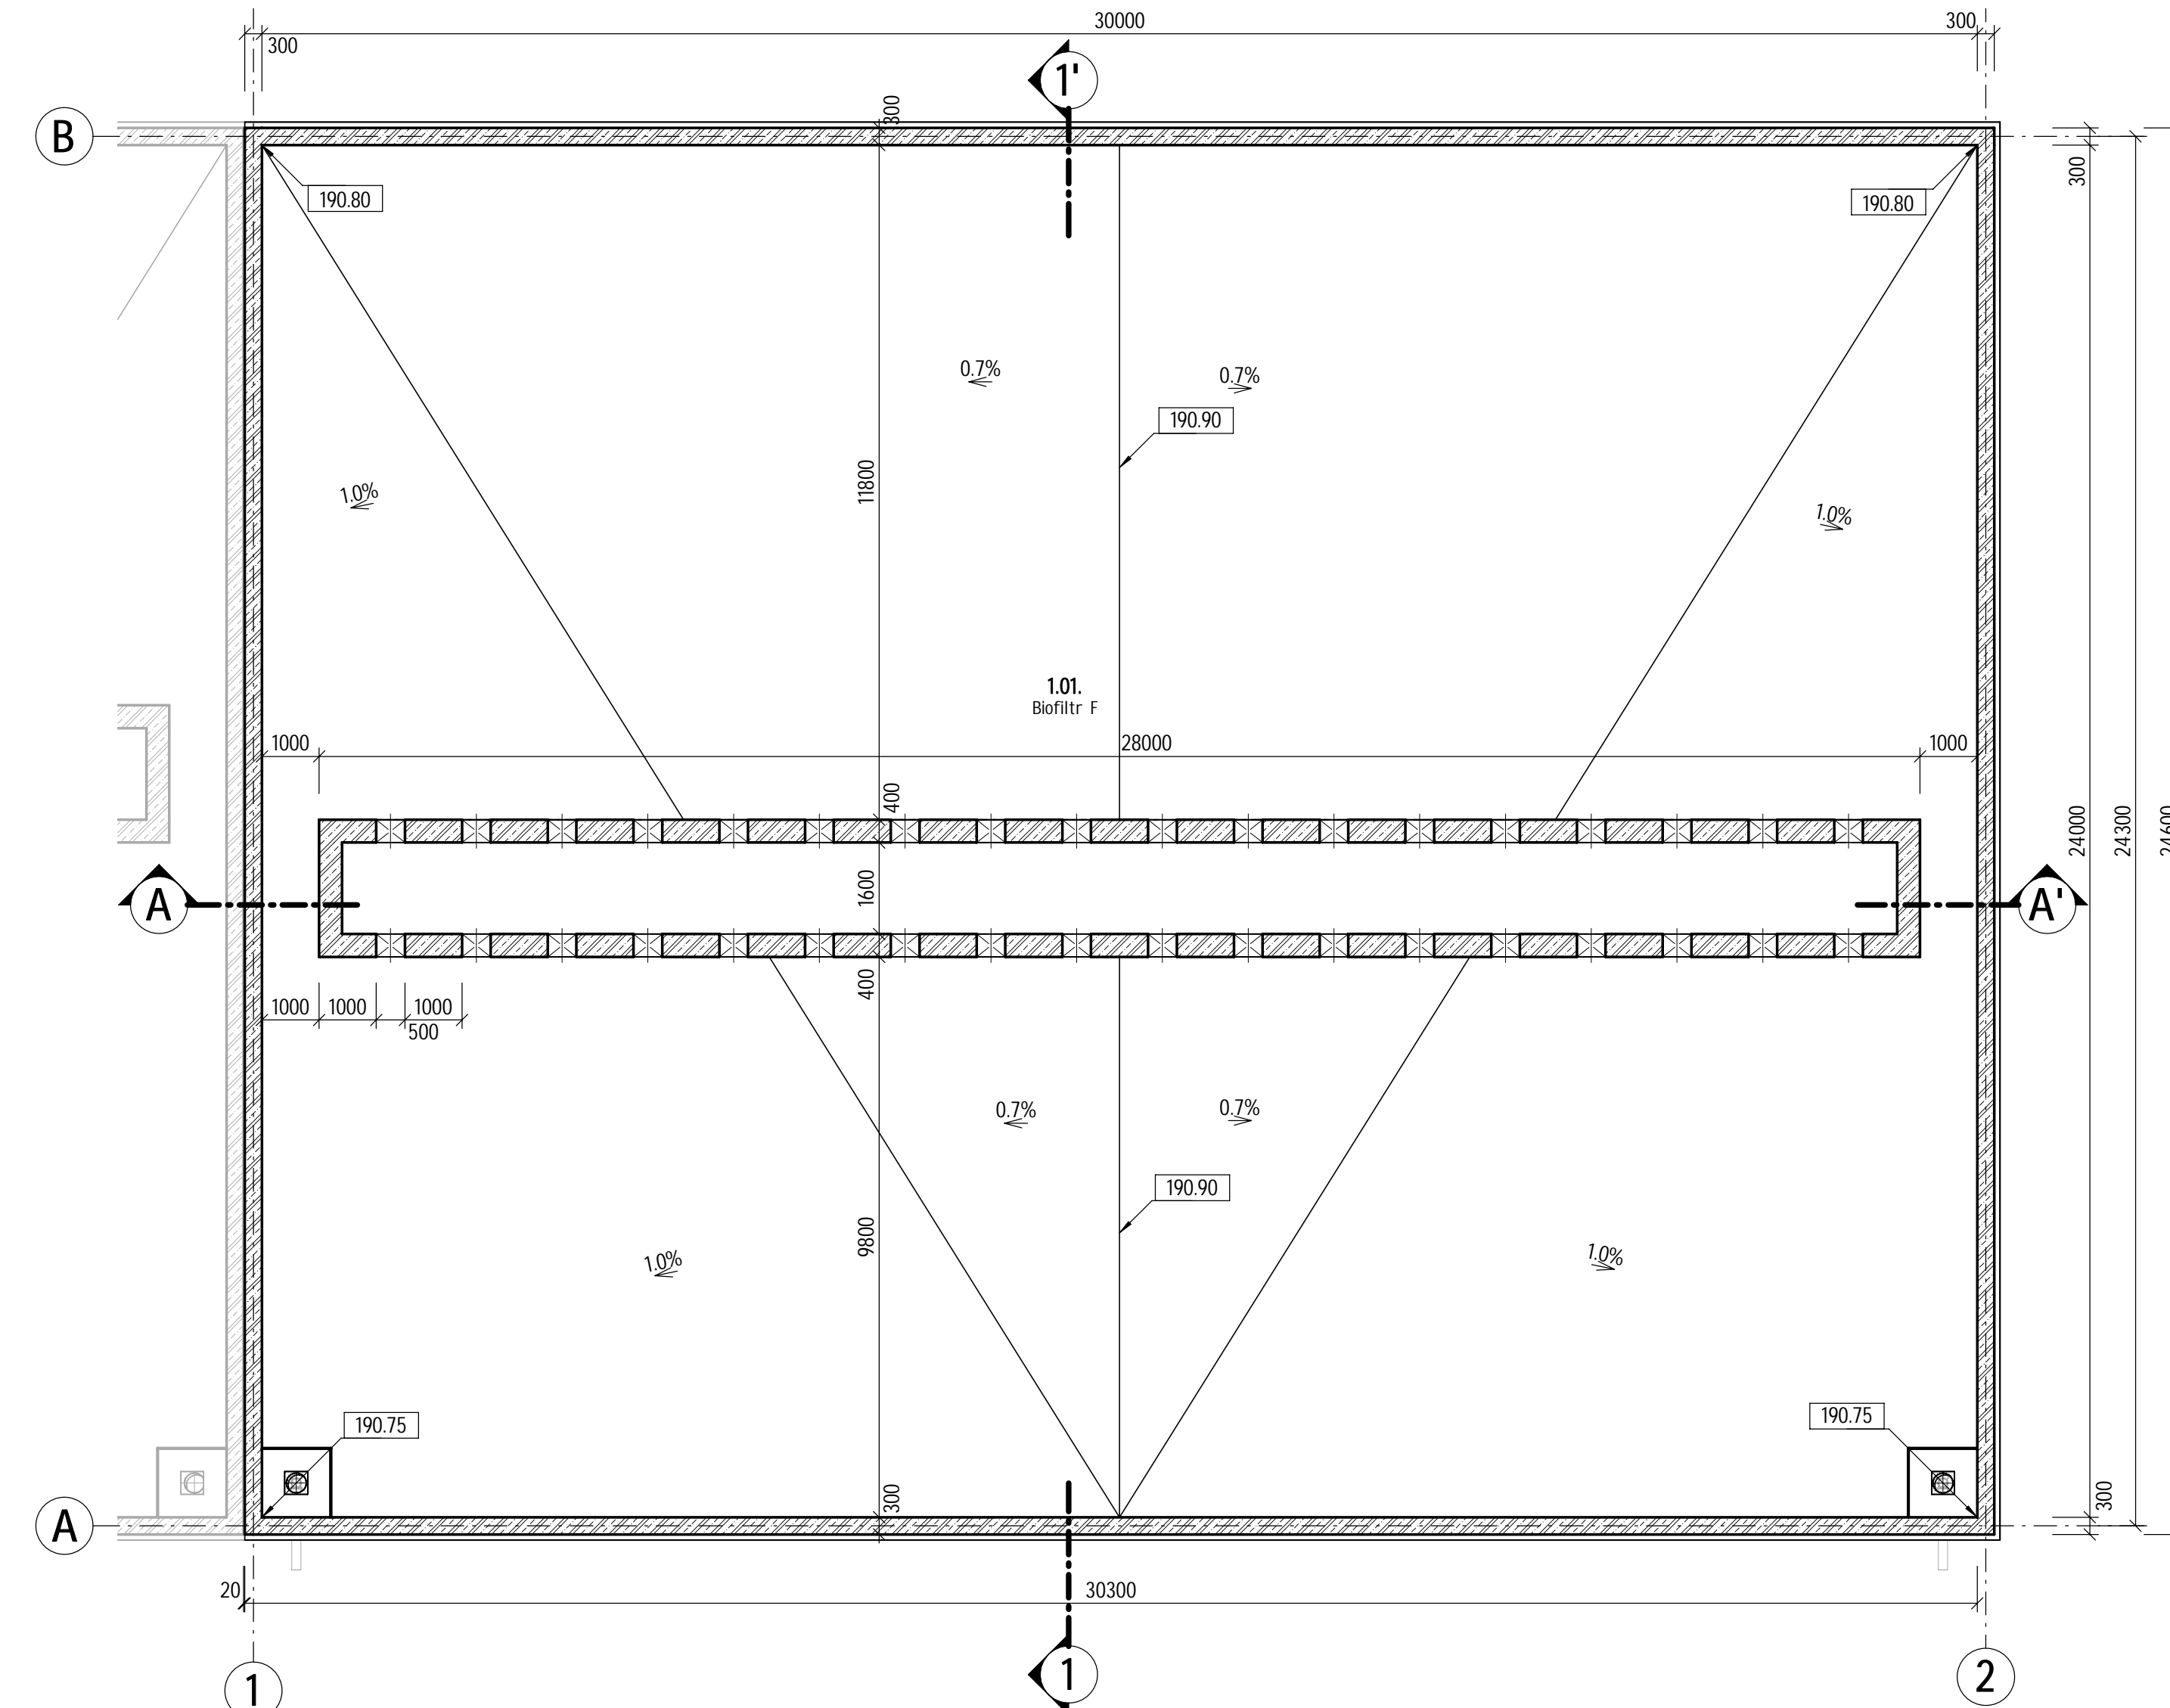


Řez 1-1'

MĚŘÍTKO 1 : 100

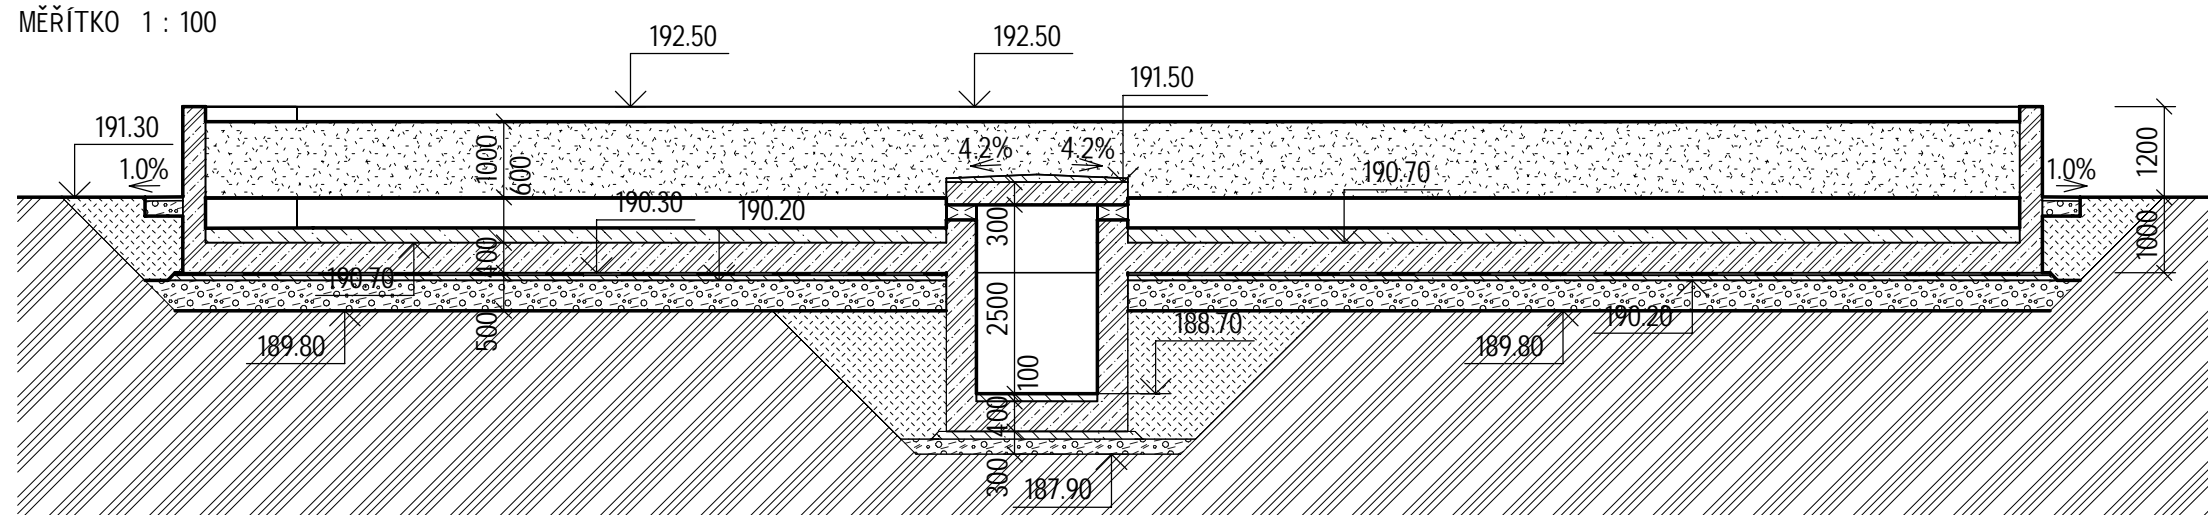

PŮDORYS NA KÓTĚ 198,50

MĚŘÍTKO 1 : 100

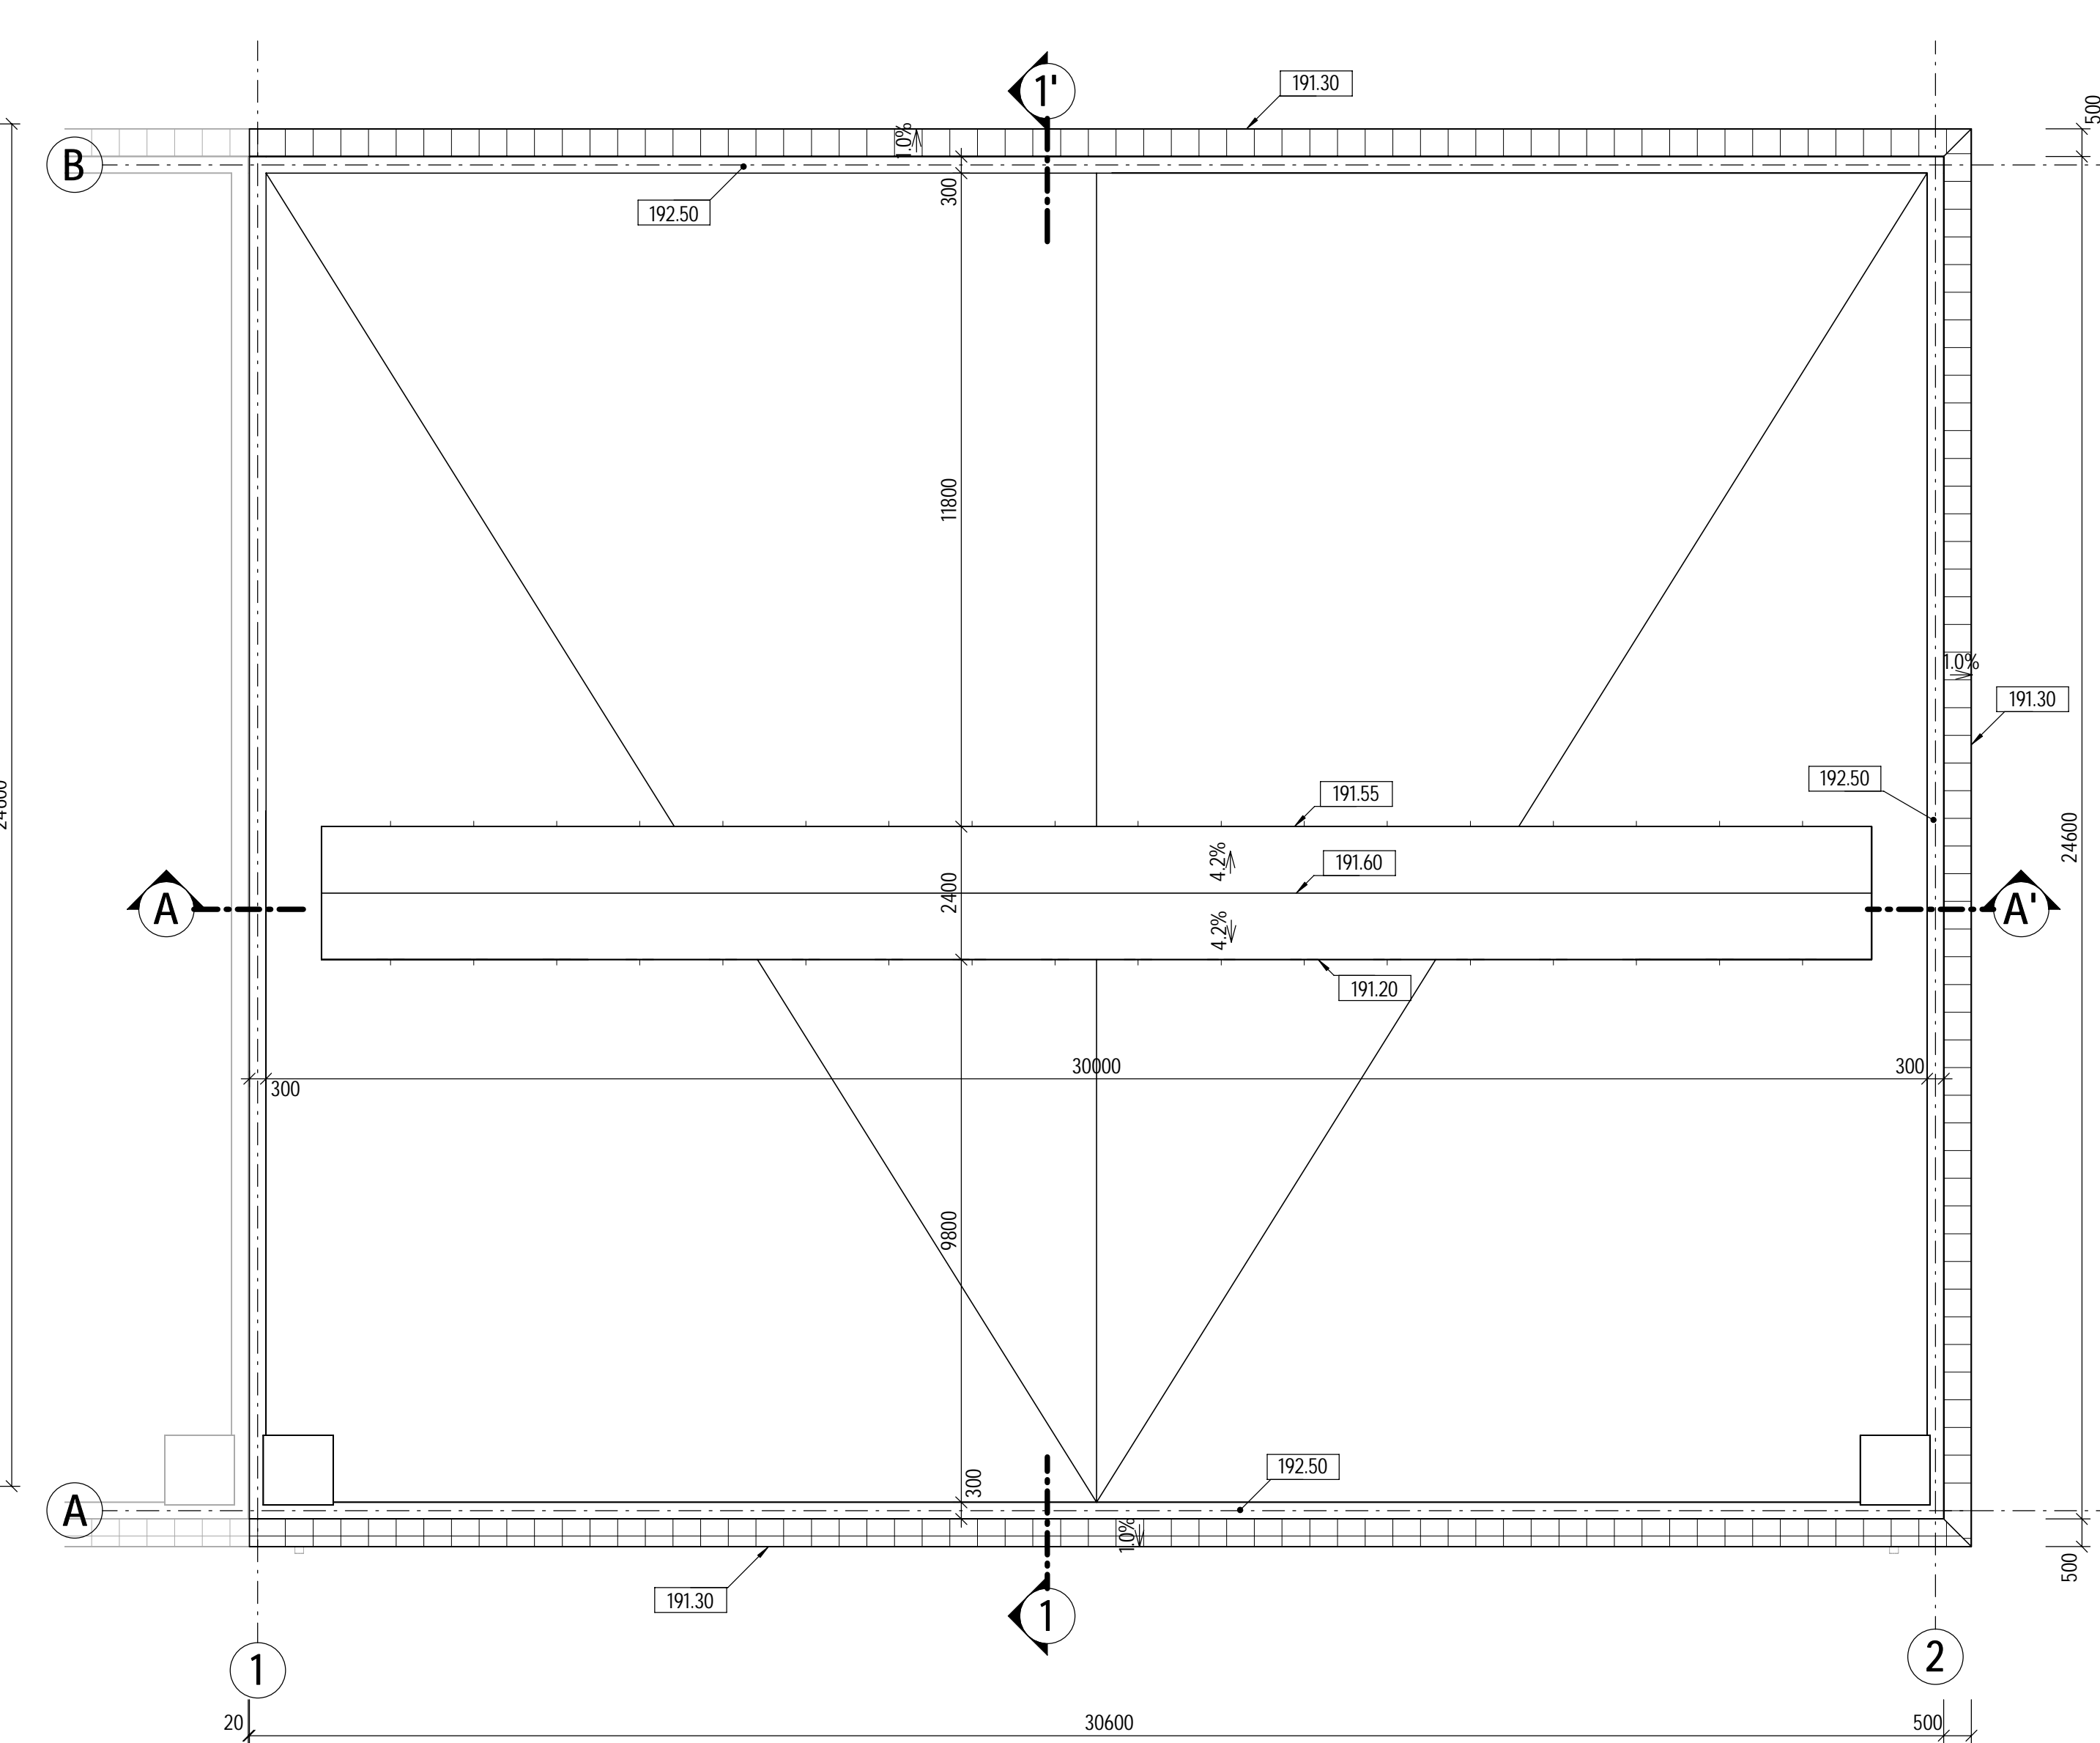


VÝKAZ MÍSTNOSTÍ

ČÍSLO	NÁZEV	PLOCHA	POVRCHOVÁ ÚPRAVA			POZNÁMKY
			PODLAHA	STĚNY	STROP	
0.01	Kanal vzduchu A	46,24 m²	Plastová výstelka	Plastová výstelka	Plastová výstelka	
1.01	Biofiltr F	717,07 m²	Kyselinovzd. nátěr	Kyselinovzd. nátěr do v. 0,3 m		

LEGENDA MATERIÁLŮ

	BETON - PROSTÝ		ROSTLÝ TERÉN
	BETON - ŽELEZOBETON		ZÁSYP
	KLUZNÁ VRSTVA		STĚRKOPÍSEK

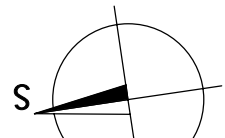

VÝŠKOVÝ SYSTÉM: BpV

SOUŘADNÝ SYSTÉM: S-JTSK

6			
5			
4			
3			
2	ČISTOPIS	08.09.2022	Ing. Kuba, Ph.D.
1	PRVNÍ VYDÁNÍ PRO KONTROLU	09.08.2022	Ing. Kuba, Ph.D.
REVIZE	POPIS	DATUM	SCHVÁLIL

Sweco Hydroprojekt a.s. Ústředí Praha Táborská 31, 140 16 Praha 4; praha@sweco.cz; www.sweco.cz				SWECO 	
VYPRACOVAL	Ing. Wallenfels	HIP	Ing. Rinn	T. KONTROLA	Ing. Wallenfels
PROJEKTANT	Ing. Wallenfels	ŘEDITEL DIVIZE	Ing. Hanák	DATUM	09/2022
OBJEDNATEL	Brněnské vodárny a kanalizace, a.s.			OKRES	Brno Modřice
AKCE:	Kalové hospodářství ČOV Brno - Modřice				
D1.1 ARCHITEKTONICKO-STAVEBNÍ ŘEŠENÍ					
ČÁST STAVBY	BIOFILTR F			SO/PS	SO 2406
PŘÍLOHA:	PŮDORYSY A ŘEZY			ČÍSLO PŘÍLOHY	D1.1.2406.3
					1 2

Tato dokumentace včetně všech příloh (s výjimkou dat poskytnutých objednatelům) je duševním vlastnictvím akciové společnosti Sweco Hydroprojekt a.s. Objednatel této dokumentace je oprávněn ji využít k účelům vyplývajícím z uzavřené smlouvy bez jakéhokoli omezení. Jiné osoby (jak fyzické, tak právnické) nejsou bez předchozího výslovného souhlasu objednatelů oprávněny tuto dokumentaci ani její části jakkoli využívat, kopírovat (ani jiným způsobem rozmnožovat) nebo zveřejňovat dalším osobám. Poznámka: Podpisy zpracovatelů jsou přilpomeny pouze k výstupu číslo 01 nebo originálu přílohy (matric).