


PŮDORYS NA KÓTĚ 193.40

MĚŘÍTKO 1 : 50

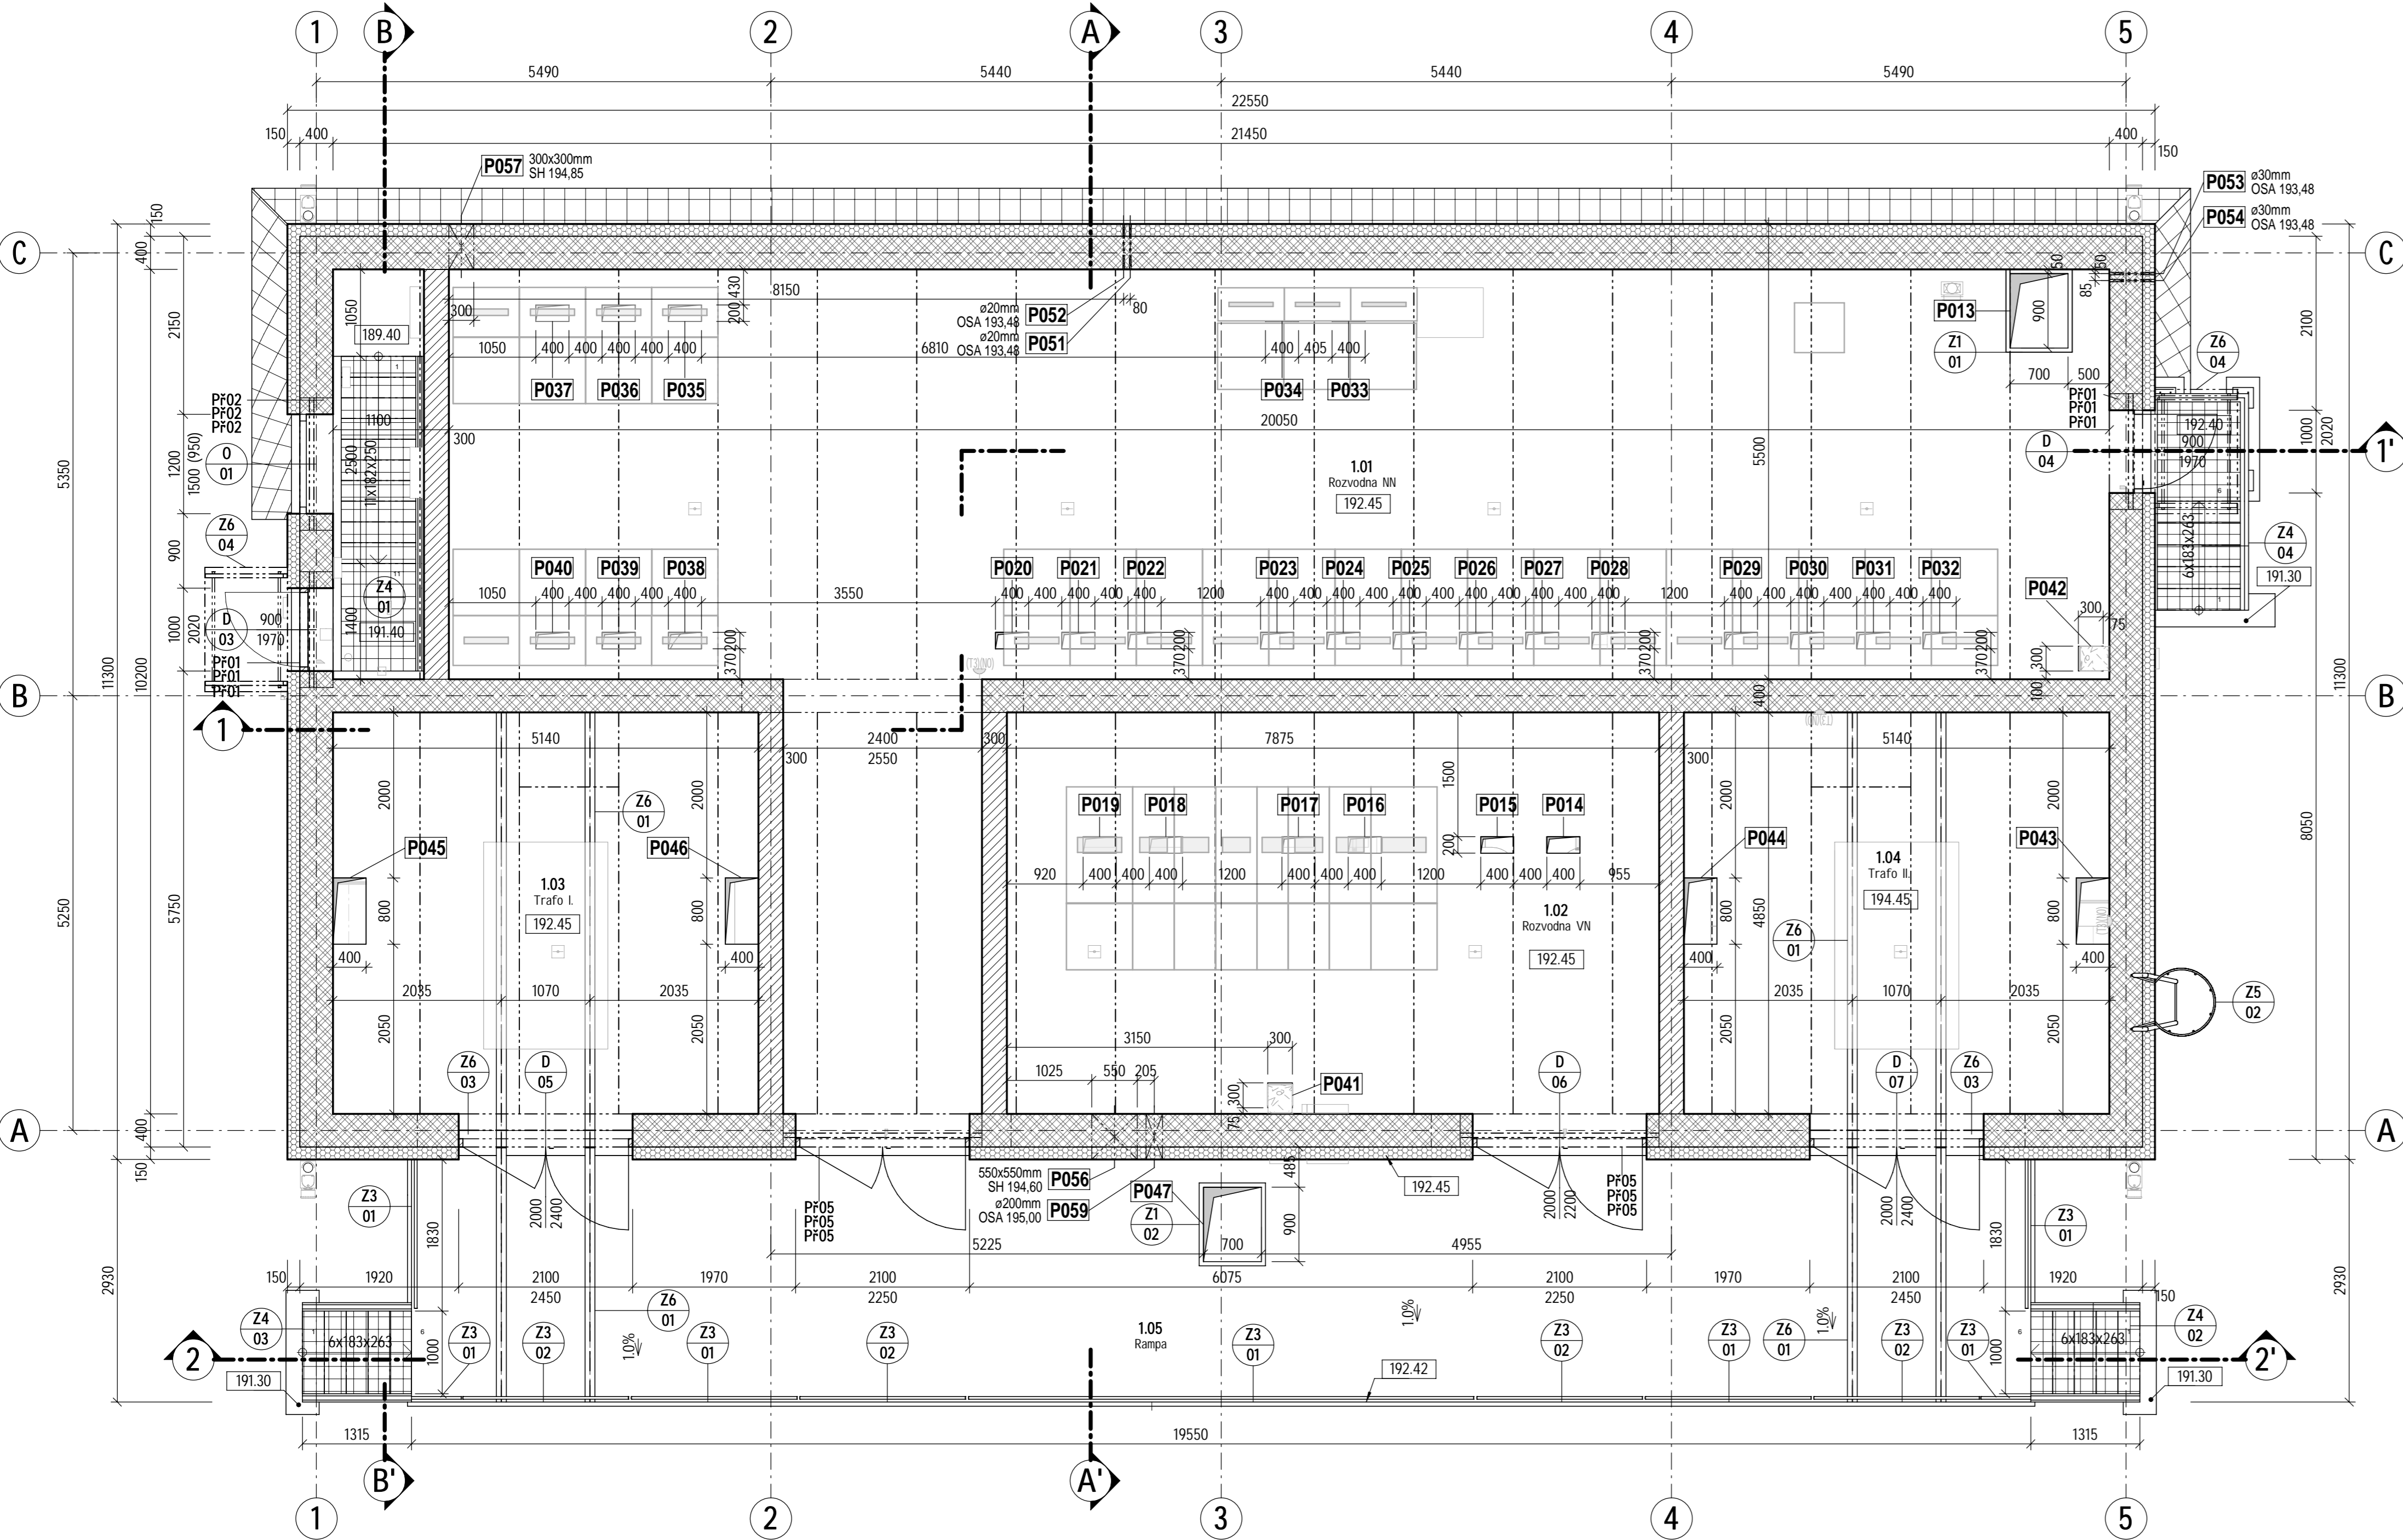

VÝKAZ PŘEKLADŮ

OZNAČENÍ	POPIS	POČET [ks]	DĚLKA	ŠÍŘKA	VÝŠKA
PF01	PŘEKLAD	6	1400	115	200
PF02	PŘEKLAD	3	1600	115	200
PF03	PŘEKLAD	6	1800	115	200
PF04	PŘEKLAD	3	2200	115	200
PF05	PŘEKLAD	6	2400	115	200

VÝKAZ PROSTUPŮ

ČÍSLO	OSA / SPODNÍ HRANA	PRŮMĚR	DĚLKA	ŠÍŘKA	VÝŠKA	TĚSNĚNÍ
P001	SH 189,95	0	300	630	420	VODOTĚSNÝ 1 bar
P002	SH 190,10	0	400	1800	1000	ZAČISTĚNÝ
P003	SH 190,10	0	300	1260	1260	VODOTĚSNÝ 1 bar
P004	SH 190,10	0	480	1260	1260	ZAČISTĚNÝ
P005	SH 190,10	0	480	1260	1260	ZAČISTĚNÝ
P006	SH 190,10	0	300	1260	1260	VODOTĚSNÝ 1 bar
P007	SH 191,42	0	300	250	150	N/A
P008	SH 191,42	0	300	250	150	N/A
P009	SH 191,28	0	300	600	400	N/A
P010	SH 191,28	0	300	600	400	N/A
P011	SH 191,55	0	300	1000	500	ZAČISTĚNÝ
P012	SH 191,55	0	300	1000	500	ZAČISTĚNÝ
P013	L 192,45	0	400	700	900	N/A
P014	L 192,45	0	400	400	200	N/A
P015	L 192,45	0	400	400	200	N/A
P016	L 192,45	0	400	400	200	N/A
P017	L 192,45	0	400	400	200	N/A
P018	L 192,45	0	400	400	200	N/A
P019	L 192,45	0	400	400	200	N/A
P020	L 192,45	0	400	400	200	N/A
P021	L 192,45	0	400	400	200	N/A
P022	L 192,45	0	400	400	200	N/A
P023	L 192,45	0	400	400	200	N/A
P024	L 192,45	0	400	400	200	N/A
P025	L 192,45	0	400	400	200	N/A
P026	L 192,45	0	400	400	200	N/A
P027	L 192,45	0	400	400	200	N/A
P028	L 192,45	0	400	400	200	N/A
P029	L 192,45	0	400	400	200	N/A
P030	L 192,45	0	400	400	200	N/A
P031	L 192,45	0	400	400	200	N/A
P032	L 192,45	0	400	400	200	N/A
P033	L 192,45	0	400	400	200	N/A
P034	L 192,45	0	400	400	200	N/A
P035	L 192,45	0	400	400	200	N/A
P036	L 192,45	0	400	400	200	N/A
P037	L 192,45	0	400	400	200	N/A
P038	L 192,45	0	400	400	200	N/A
P039	L 192,45	0	400	400	200	N/A
P040	L 192,45	0	400	400	200	N/A
P041	L 192,45	0	400	300	300	ZAČISTĚNÝ
P042	L 192,45	0	400	300	300	ZAČISTĚNÝ
P043	L 192,45	0	400	400	800	N/A
P044	L 192,45	0	400	400	800	N/A
P045	L 192,45	0	400	400	800	N/A
P046	L 192,45	0	400	400	800	N/A
P047	L 192,46	0	350	700	900	N/A
P048	SH 192,65	0	550	350	300	ZAČISTĚNÝ
P049	SH 192,75	0	550	350	300	ZAČISTĚNÝ
P050	SH 192,77	0	550	550	500	ZAČISTĚNÝ
P051	OSA 193,48	20	550	0	0	ZAČISTĚNÝ
P052	OSA 193,48	20	550	0	0	ZAČISTĚNÝ
P053	OSA 193,48	30	550	0	0	ZAČISTĚNÝ
P054	OSA 193,48	30	550	0	0	ZAČISTĚNÝ
P055	SH 193,62	0	550	350	300	ZAČISTĚNÝ
P056	SH 194,60	0	550	550	550	ZAČISTĚNÝ
P057	SH 194,85	0	550	300	300	ZAČISTĚNÝ
P058	SH 194,85	0	550	300	300	ZAČISTĚNÝ
P059	OSA 195,00	200	550	0	0	ZAČISTĚNÝ
P060	SH 191,42	0	300	250	150	N/A

VÝKAZ MÍSTNOSTÍ 1NP

ČÍSLO	NÁZEV	PLOCHA	PODLAHA	STĚNY	STROP	POZNÁMKY
1.01	Rozvodna NN	111.85 m²	stěrka F5b	bezpr. natěr W7	bezpr. natěr C2	
1.02	Rozvodna VN	38.19 m²	stěrka F5b	bezpr. natěr W7	bezpr. natěr C2	
1.03	Trafo I.	24.92 m²	stěrka F5b	bezpr. natěr W7	bezpr. natěr C2	
1.04	Trafo II.	24.92 m²	stěrka F5b	bezpr. natěr W7	bezpr. natěr C2	
1.05	Rampa	56.72 m²	stěrka F6a			

POZNÁMKY


SOUVISEJÍCÍ DOKUMENTY:
NÁZEV PŘÍLOHY
KNIHA SKLADEB KONSTRUKCÍ
KNIHA VYBRANÝCH DETAILŮ
TABULKY PSV SO 3005

D1.1.3005.5
D1.0.3
D1.0.4

009357/22/1
010129/22/1

LEGENDA MATERIÁLŮ

BETON - PROSTÝ	HTÚ
BETON - ŽELEZOBETON	ZÁSYP
STĚNY - NOSNÉ	STĚRKOPÍSEK
STĚNY - NENOSNÉ	HYDROIZOLACE
STĚNY - BEDNÍČÍ TVÁRNICE	POROROST
STĚNY - ATIKA	
TEPELNÁ IZOLACE - XPS	
TEPELNÁ IZOLACE - EPS	

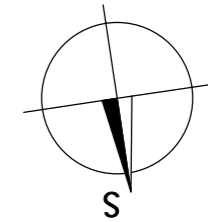

VÝŠKOVÝ SYSTÉM: Bvp

SOUŘADNÝ SYSTÉM: S-JTSK

6		
5		
4		
3		
2	ČISTOPIS	06.01.2023 Ing. Kuba, Ph.D.
1	VERZE KE KONTROLE	07.12.2022 Ing. Kuba, Ph.D.
REVIZE	POPIS	DATUM SCHVÁLIL

Sweco Hydroprojekt a.s. Ústředí Praha Táborská 31, 140 16 Praha 4; praha@sweco.cz; www.sweco.cz				<div>SWECO</div> 	
VYPRACOVAL	Mach	HIP	Ing. Rinn	T. KONTROLA	Ing. Wallenfels
PROJEKTANT	Mach	ŘEDITEL DIVIZE	Ing. Hanák	DATUM	01/2023
OBJEDNATEL	Brněnské vodárny a kanalizace, a.s.			OKRES	BRNO
AKCE:	Kalové hospodářství ČOV Brno - Modřice			ČÍSLO ZAKÁZKY	12 2127 01 02
				STUPEŇ	DPS
				FORMÁT	8A4
				MĚŘÍTKO	1:50
				ARCHIVNÍ ČÍSLO	008904/22/1
D1.1.3005 ARCHITEKTONICKO-STAVEBNÍ ŘEŠENÍ					
ČÁST STAVBY	PODRUŽNÁ TRAFOSTANICE TS 1.4			SO/PS	SO 3005
PŘÍLOHA:	PŮDORYS NA KÓTĚ 193,40			ČÍSLO PŘÍLOHY	D1.1.3005.5
					b 1

Tato dokumentace včetně všech příloh (s výjimkou dat poskytnutých objednatel) je duševním vlastnictvím akciové společnosti Sweco Hydroprojekt a.s. Objednatel této dokumentace je oprávněn ji využít k účelům vyplvajícím z uzavřené smlouvy bez jakéhokoli omezení. Jiné osoby (jak fyzické, tak právnické) nejsou bez předchozího výsledného souhlasu objednatele oprávněny tuto dokumentaci ani její části jakkoli využívat, kopírovat (ani jiným způsobem rozmnožovat) nebo zplňovat dalšími osobám.
Poznámka: Podpisy zpracovatelů jsou připojeny pouze k výřezku číslo 01 nebo originálu přílohy (matrici).