


LEGENDA

 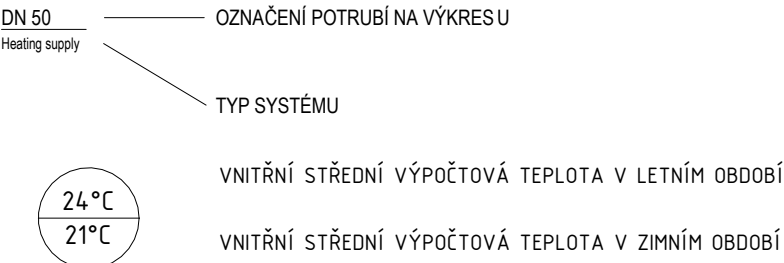


POTRUBÍ Z OCELOVÝCH TRUBEK ZÁVITOVÝCH (DO DN50) A HLADKÝCH (DN65 A V ĚTŠÍ)
POTRUBÍ PRO VEDENÍ CHLADIVA Z MĚDĚNÝCH TRUBEK
VEŠKERÉ POTRUBÍ VEDENO VE SPÁDU 0,3%
KROMĚ PEVNÝCH BODŮ UCHYCENÍ KLUZNÉ
MAX VZDALENOSTI UCHYCENÍ POTRUBÍ DLE KONKRÉTNÍHO MATERIÁLU POTRUBÍ

POZNÁMKY:
- ROZVODY POTRUBÍ PŘED MONTÁŽÍ NUTNO KOORDINOVAT S OSTATNÍMI PROFESEMI,
HLAVNĚ S ROZVODY VZDUCHOTECHNICKÉHO POTRUBÍ
- PRO MONTÁŽ INSTALACÍ SE PŘEDPOKLÁDÁ POUŽITÍ TYPOVÝCH ZÁVĚSOVÝCH SYSTÉMŮ, NAPŘ. HILT
S POUŽITÍM ZÁVITOVÝCH TYČÍ A KOVOVÝCH HMOŽDINEK, NAPŘ. SYSTÉM HILT
- NEDILNOU SOUČÁSTÍ VÝKRESOVÉ DOKUMENTACE JE TECHNICKÁ ZPRÁVA
- SPÁDOVÁNÍ POTRUBÍ BUDE PROVEDENO K MÍSTŮM VÝPOUŠTĚNÍ, MINIMÁLNÍ SPÁD 0,3%
- DETAIL DOPROACOVÁNÍ MODELU ODPOVÍDÁ PROJEKTOVÉMU STUPNÍ

POTRUBNÍ SYSTÉMY


SYSTÉMY S UPRAVENOU VODOU



VÝŠKOVÝ SYSTÉM: Bpv

SOUŘADNÝ SYSTÉM: S-JTSK

| | | |
|--------|-------------------|-----------------------------|
| 6 | | |
| 5 | | |
| 4 | | |
| 3 | | |
| 2 | ČISTOPIS | 06.01.2023 Ing. Kuba, Ph.D. |
| 1 | VERZE KE KONTROLE | 07.12.2022 Ing. Kuba, Ph.D. |
| REVIZE | POPIS | DATUM SCHVÁLIL |

| | | | | | |
|--|--|----------------|------------|--|---------------|
| Sweco Hydroprojekt a.s. Ústředí Praha Táborská 31, 140 16 Praha 4; praha@sweco.cz; www.sweco.cz | | | | SWECO  | |
| VYPRACOVAL | Ing. Bohunek | HIP | Ing. Rinn | T. KONTROLA | Ing. Petlach |
| PROJEKTANT | Ing. Petlach | ŘEDITEL DIVIZE | Ing. Hanák | DATUM | 01/2023 |
| OBJEDNATEL | Brněnské vodárny a kanalizace, a.s. | | | OKRES | BRNO |
| AKCE: | Kalové hospodářství ČOV Brno - Modřice | | | ČÍSLO ZAKÁZKY | 12 2127 01 02 |
| | | | | STUPEŇ | DPS |
| | | | | FORMÁT | 12 x A4 |
| | | | | MĚŘÍTKO | 1:50 |
| | D.1.4.2104.3 VYTÁPĚNÍ | | | ARCHIVNÍ ČÍSLO | 008438/22/1 |
| ČÁST STAVBY | KOTELNA A TEPLÁRNA | | | SO/PS | SO 2104 |
| PŘÍLOHA: | PŮDORYS NA KÓTĚ 190,38 | | | ČÍSLO PŘÍLOHY | D1.4.2104.3.2 |
| | | | | | b 2 |

Tato dokumentace včetně všech příloh (s výjimkou dat poskytnutých objednatelům) je duševním vlastnictvím akciové společnosti Sweco Hydroprojekt a.s. Objednatel této dokumentace je oprávněn ji využít k účelům vyplývajícím z uzavřené smlouvy bez jakéhokoli omezení. Jiné osoby (jak fyzické, tak právnické) nejsou bez předchozího výslovného souhlasu objednatelů oprávněny tuto dokumentaci ani její části jakkoli využívat, kopírovat (ani jiným způsobem rozmnožovat) nebo zřizovat další osobní. Poznámka: Podpisy zpracovatelů jsou přilpoveny pouze k výštku číslo 01 nebo originálu přílohy (matrice).