


PŮDORYS NA KÓTĚ 190,10

MĚŘÍTKO 1 : 50

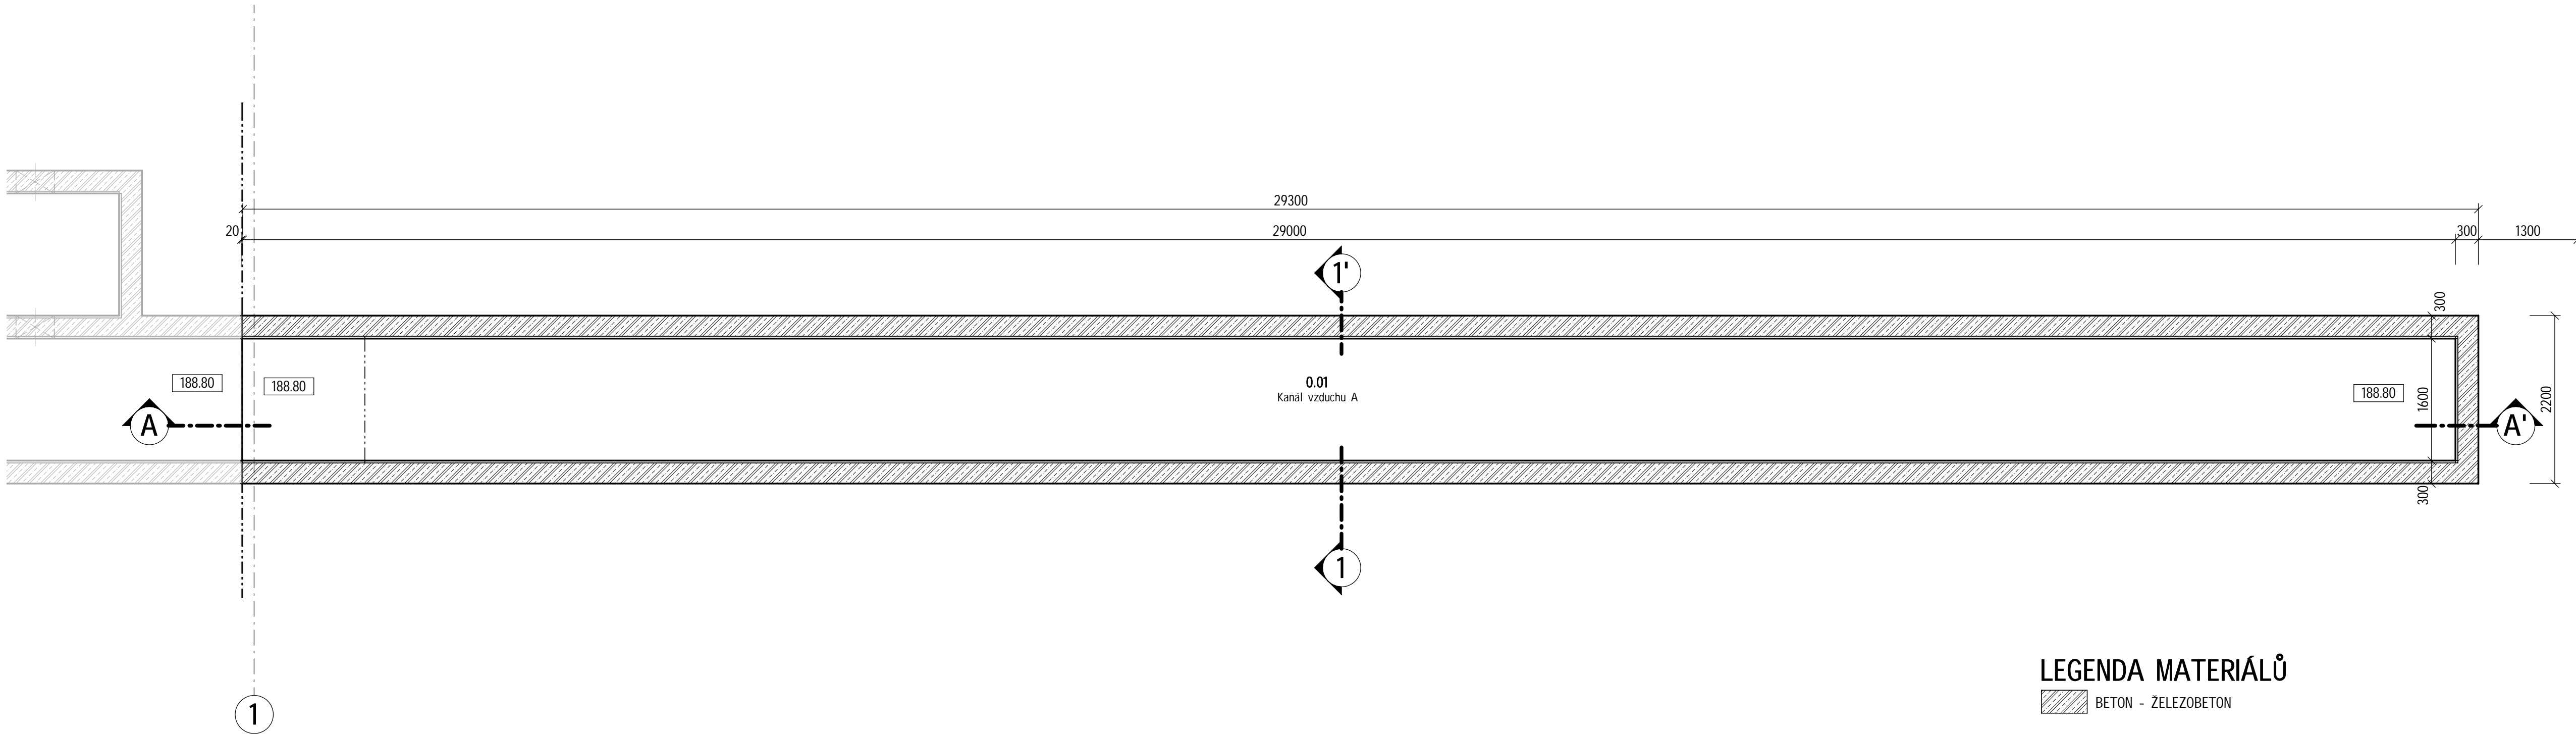


VÝKAZ MÍSTNOSTÍ NA KÓTĚ 190,10

ČÍSLO	NÁZEV	PLOCHA	PODLAHA	STĚNY	STROP	POZNÁMKY
0.01	Kanál vzduchu A	46.40 m²	Plastová výstělka F9	Plastová výstělka W11	Plastová výstělka	

POZNÁMKY

SOUVISEJÍCÍ DOKUMENTY:	Č. PŘÍLOHY	ARCH. ČÍSLO
NÁZEV PŘÍLOHY	D1.0.3	009357/22/1
KNIHA SKLADEB KONSTRUKCÍ	D1.0.4	010129/22/1
KNIHA VYBRANÝCH DETAILŮ		

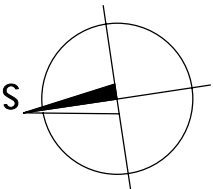

VÝŠKOVÝ SYSTÉM: Bpv SOUŘADNÝ SYSTÉM: S-JTSK

6			
5			
4			
3			
2	ČISTOPIS	06.01.2023	Ing. Kuba, Ph.D.
1	VERZE KE KONTROLE	07.12.2022	Ing. Kuba, Ph.D.
REVIZE	POPIS	DATUM	SCHVÁLIL

Sweco Hydroprojekt a.s. Ústředí Praha Táborská 31, 140 16 Praha 4; praha@sweco.cz; www.sweco.cz				<div>SWECO</div> <div></div>	
VYPRACOVAL	Ing. Wallenfels	HIP	Ing. Rinn	T. KONTROLA	Ing. Wallenfels
PROJEKTANT	Ing. Wallenfels	ŘEDITEL DIVIZE	Ing. Hanák	DATUM	01/2023
OBJEDNATEL	Brněnské vodárny a kanalizace, a.s.			OKRES	BRNO
AKCE:				ČÍSLO ZAKÁZKY	12 2127 01 02
Kalové hospodářství ČOV Brno - Modřice				STUPEŇ	DPS
				FORMÁT	5A4
				MĚŘÍTKO	1:50
				ARCHIVNÍ ČÍSLO	008741/22/1
D1.1.2406 ARCHITEKTONICKO-STAVEBNÍ ŘEŠENÍ				SO/PS	SO 2406
ČÁST STAVBY	BIOFILTR F			ČÍSLO PŘÍLOHY	D1.1.2406.4
PŮDORYS NA KÓTĚ 190,10					
PŘÍLOHA:				f	1

Tato dokumentace včetně všech příloh (s výjimkou dat poskytnutých objednatelem) je duševním vlastnictvím akciové společnosti Sweco Hydroprojekt a.s. Objednatel této dokumentace je oprávněn ji využít k účelům vyplývajícím z uzavřené smlouvy bez jakéhokoliv omezení. Jiné osoby (jak fyzické, tak právnické) nejsou bez předchozího výslovného souhlasu objednatele oprávněny tuto dokumentaci ani její části jakkoli využívat, kopírovat (ani jiným způsobem rozmnožovat) nebo zpřístupnit dalším osobám. Poznámka: Podpisy zpracovatelů jsou připojeny pouze k výtisku číslo 01 nebo originálu přílohy (matrici).