


Výkaz místností			
Podlaží	Číslo	Název	Plocha
1NP	1.02	Rozvodna	5,06 m²
-1PP	0.01	Strojovna plynojemu 1PP	46,75 m²
1NP	1.01	Strojovna plynojemu 1NP	16,50 m²
1NP	1	Místnost	30,25 m²

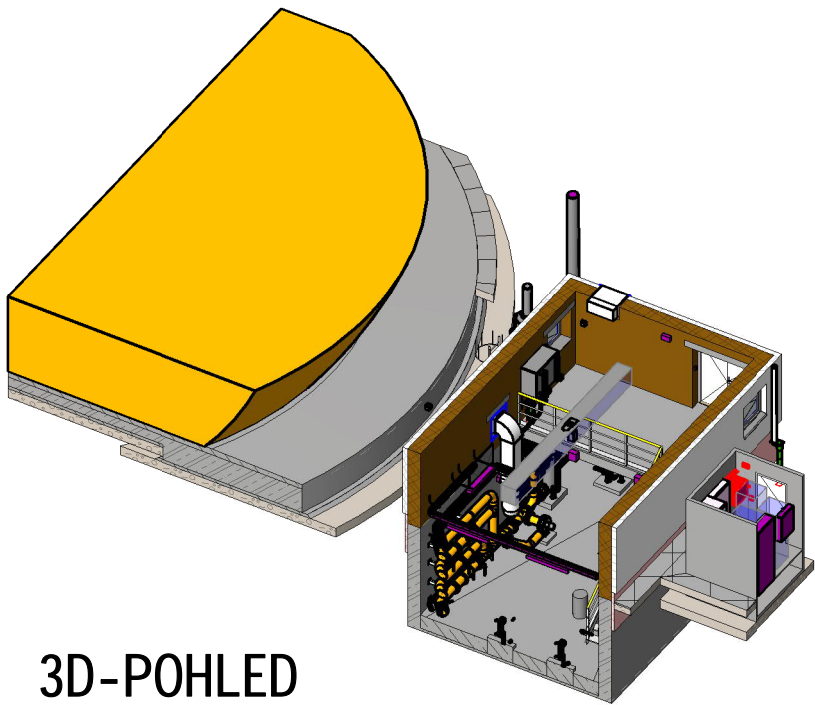

3D-POHLED
MĚŘÍTKO

- POZNÁMKY:
- PROSTŘEDÍ V SOULADU S ČSN 33 2000-1 ED.2 A ČSN 33 2000-5-51 ED.3
 - KABELOVÁ VEDENÍ K JEDNOTLIVÝM ZAŘÍZENÍM BUDOU VEDENA NA STĚNÁCH, PŘÍPADNĚ STROPECH V SAMOSTATNÝCH LIŠTÁCH. V NĚKTERÝCH MÍSTNOSTECH BUDOU VEDENY V PODHLEDECH NEBO POD OMÍTKOU.
 - SKUTEČNÉ UMÍSTĚNÍ KONCOVÝCH PRVKŮ BUDE PŘÍZPŮSOBENO SKUTEČNÝCH PODMÍNKÁM V DANÝCH MÍSTECH.

1NP
MĚŘÍTKO 1 : 50

VÝŠKOVÝ SYSTÉM: Bpv		SOUŘADNÝ SYSTÉM: S-JTSK	
6			
5			
4			
3			
2	ČISTOPIS	06.01.2023	Ing. Kuba, Ph.D.
1	VERZE KE KONTROLE	07.12.2022	Ing. Kuba, Ph.D.
REVIZE	POPIS	DATUM	SCHVÁLIL

<div>Sweco Hydroprojekt a.s. Ústředí Praha</div> <div>Táborská 31, 140 16 Praha 4; praha@sweco.cz; www.sweco.cz</div>				<div>SWECO</div> <div></div>	
VYPRACOVAL	Burešová	HIP	Ing. Rinn	T. KONTROLA	Bc. Vrba
PROJEKTANT	Burešová	ŘEDITEL DIVIZE	Ing. Hanák	DATUM	01/2023
OBJEDNATEL	Brněnské vodárny a kanalizace, a.s.			OKRES	BRNO
AKCE: <div>Kalové hospodářství ČOV Brno - Modřice</div> <div>D1.1.3006 ARCHITEKTONICKO-STAVEBNÍ ŘEŠENÍ</div>				ČÍSLO ZAKÁZKY	12 2127 01 02
				STUPEŇ	DPS
				FORMÁT	3 A4
				MĚŘÍTKO	1:50
				ARCHIVNÍ ČÍSLO	008617/22/1
ČÁST STAVBY	SLABOPROUDÉ ROZVODY			SO/PS	SO 3006
PŘÍLOHA: <div>PŮDORYS SO 4402 PLYNOJEM</div>				ČÍSLO PŘÍLOHY	<div>D1.1.3006.3.5</div> <div>b1</div>

Tato dokumentace včetně všech příloh (s výjimkou dat poskytnutých objednatelem) je duševním vlastnictvím akciové společnosti Sweco Hydroprojekt a.s. Objednatel této dokumentace je oprávněn ji využít k účelům vyplývajícím z uzavřené smlouvy bez jakéhokoliv omezení. Jiné osoby (jak fyzické, tak právnické) nejsou bez předchozího výslovného souhlasu objednatele oprávněny tuto dokumentaci ani její části jakkoli využívat, kopírovat (ani jiným způsobem rozmnožovat) nebo zpřístupnit dalším osobám. Poznámka: Podpisy zpracovatelů jsou připojeny pouze k výtisku číslo 01 nebo originálu přílohy (matrici).