


1NP - HALA

MĚŘÍTKO 1 : 100

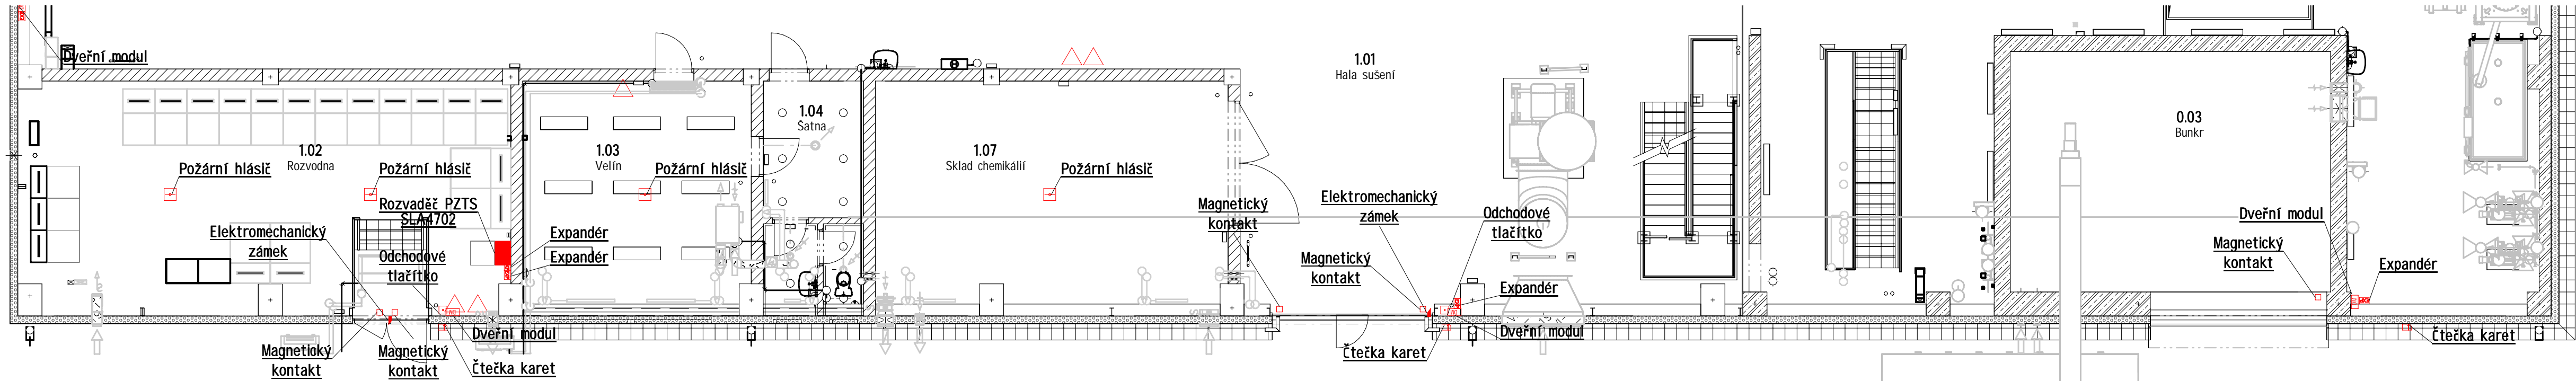


1NP - VESTAVBA

MĚŘÍTKO 1 : 100

Výkaz místností			
Podlaží	Číslo	Název	Plocha
-1PP	0.01	Kolektor	56,76 m²
1NP	1.01	Hala sušení	912,99 m²
1NP	1.02	Rozvodna	70,78 m²
1NP	1.03	Velín	33,18 m²
1NP	1.07	Sklad chemikálií	50,94 m²
1NP	1.04	Satna	8,54 m²
1NP	1.05	WC-předstř	3,11 m²
1NP	1.06	WC	2,30 m²
-1PP	0.02	Strojovna bunkru	176,24 m²
-1PP	0.04	Nádrž na fugát	14,00 m²
-1PP	0.05	Směsná nádrž předeřřevu	7,56 m²
-1PP	0.03	Bunkr	48,00 m²
2NP	2.01	Plocha odstředivek	974,37 m²
2NP	2.02	Plocha nad vestavkem	184,98 m²
-1PP	0.06	Kabelová Sachta	4,56 m²
Neumístěné	1	Místnost	Neumístěné


POZNÁMKY:

- PROSTŘEDÍ V SOULADU S ČSN 33 2000-1 ED2 A ČSN 33 2000-5-51 ED3
- KABELOVÁ VEDENÍ K JEDNOTLIVÝM ZAŘÍZENÍM BUDOU VEDENA NA STĚNÁCH, PŘÍPADNĚ STROPECH V SAMOSTATNÝCH LISTÁCH. V NĚKTERÝCH MÍSTNOSTECH BUDOU VEDENY V PODHLEDECH NEBO POD OMÍTKOU
- SKUTEČNÉ UMÍSTĚNÍ KONCOVÝCH PRVKŮ BUDE PŘÍZPŮSOBENO SKUTEČNÝCH PODMÍNKAM V DANÝCH MÍSTECH.

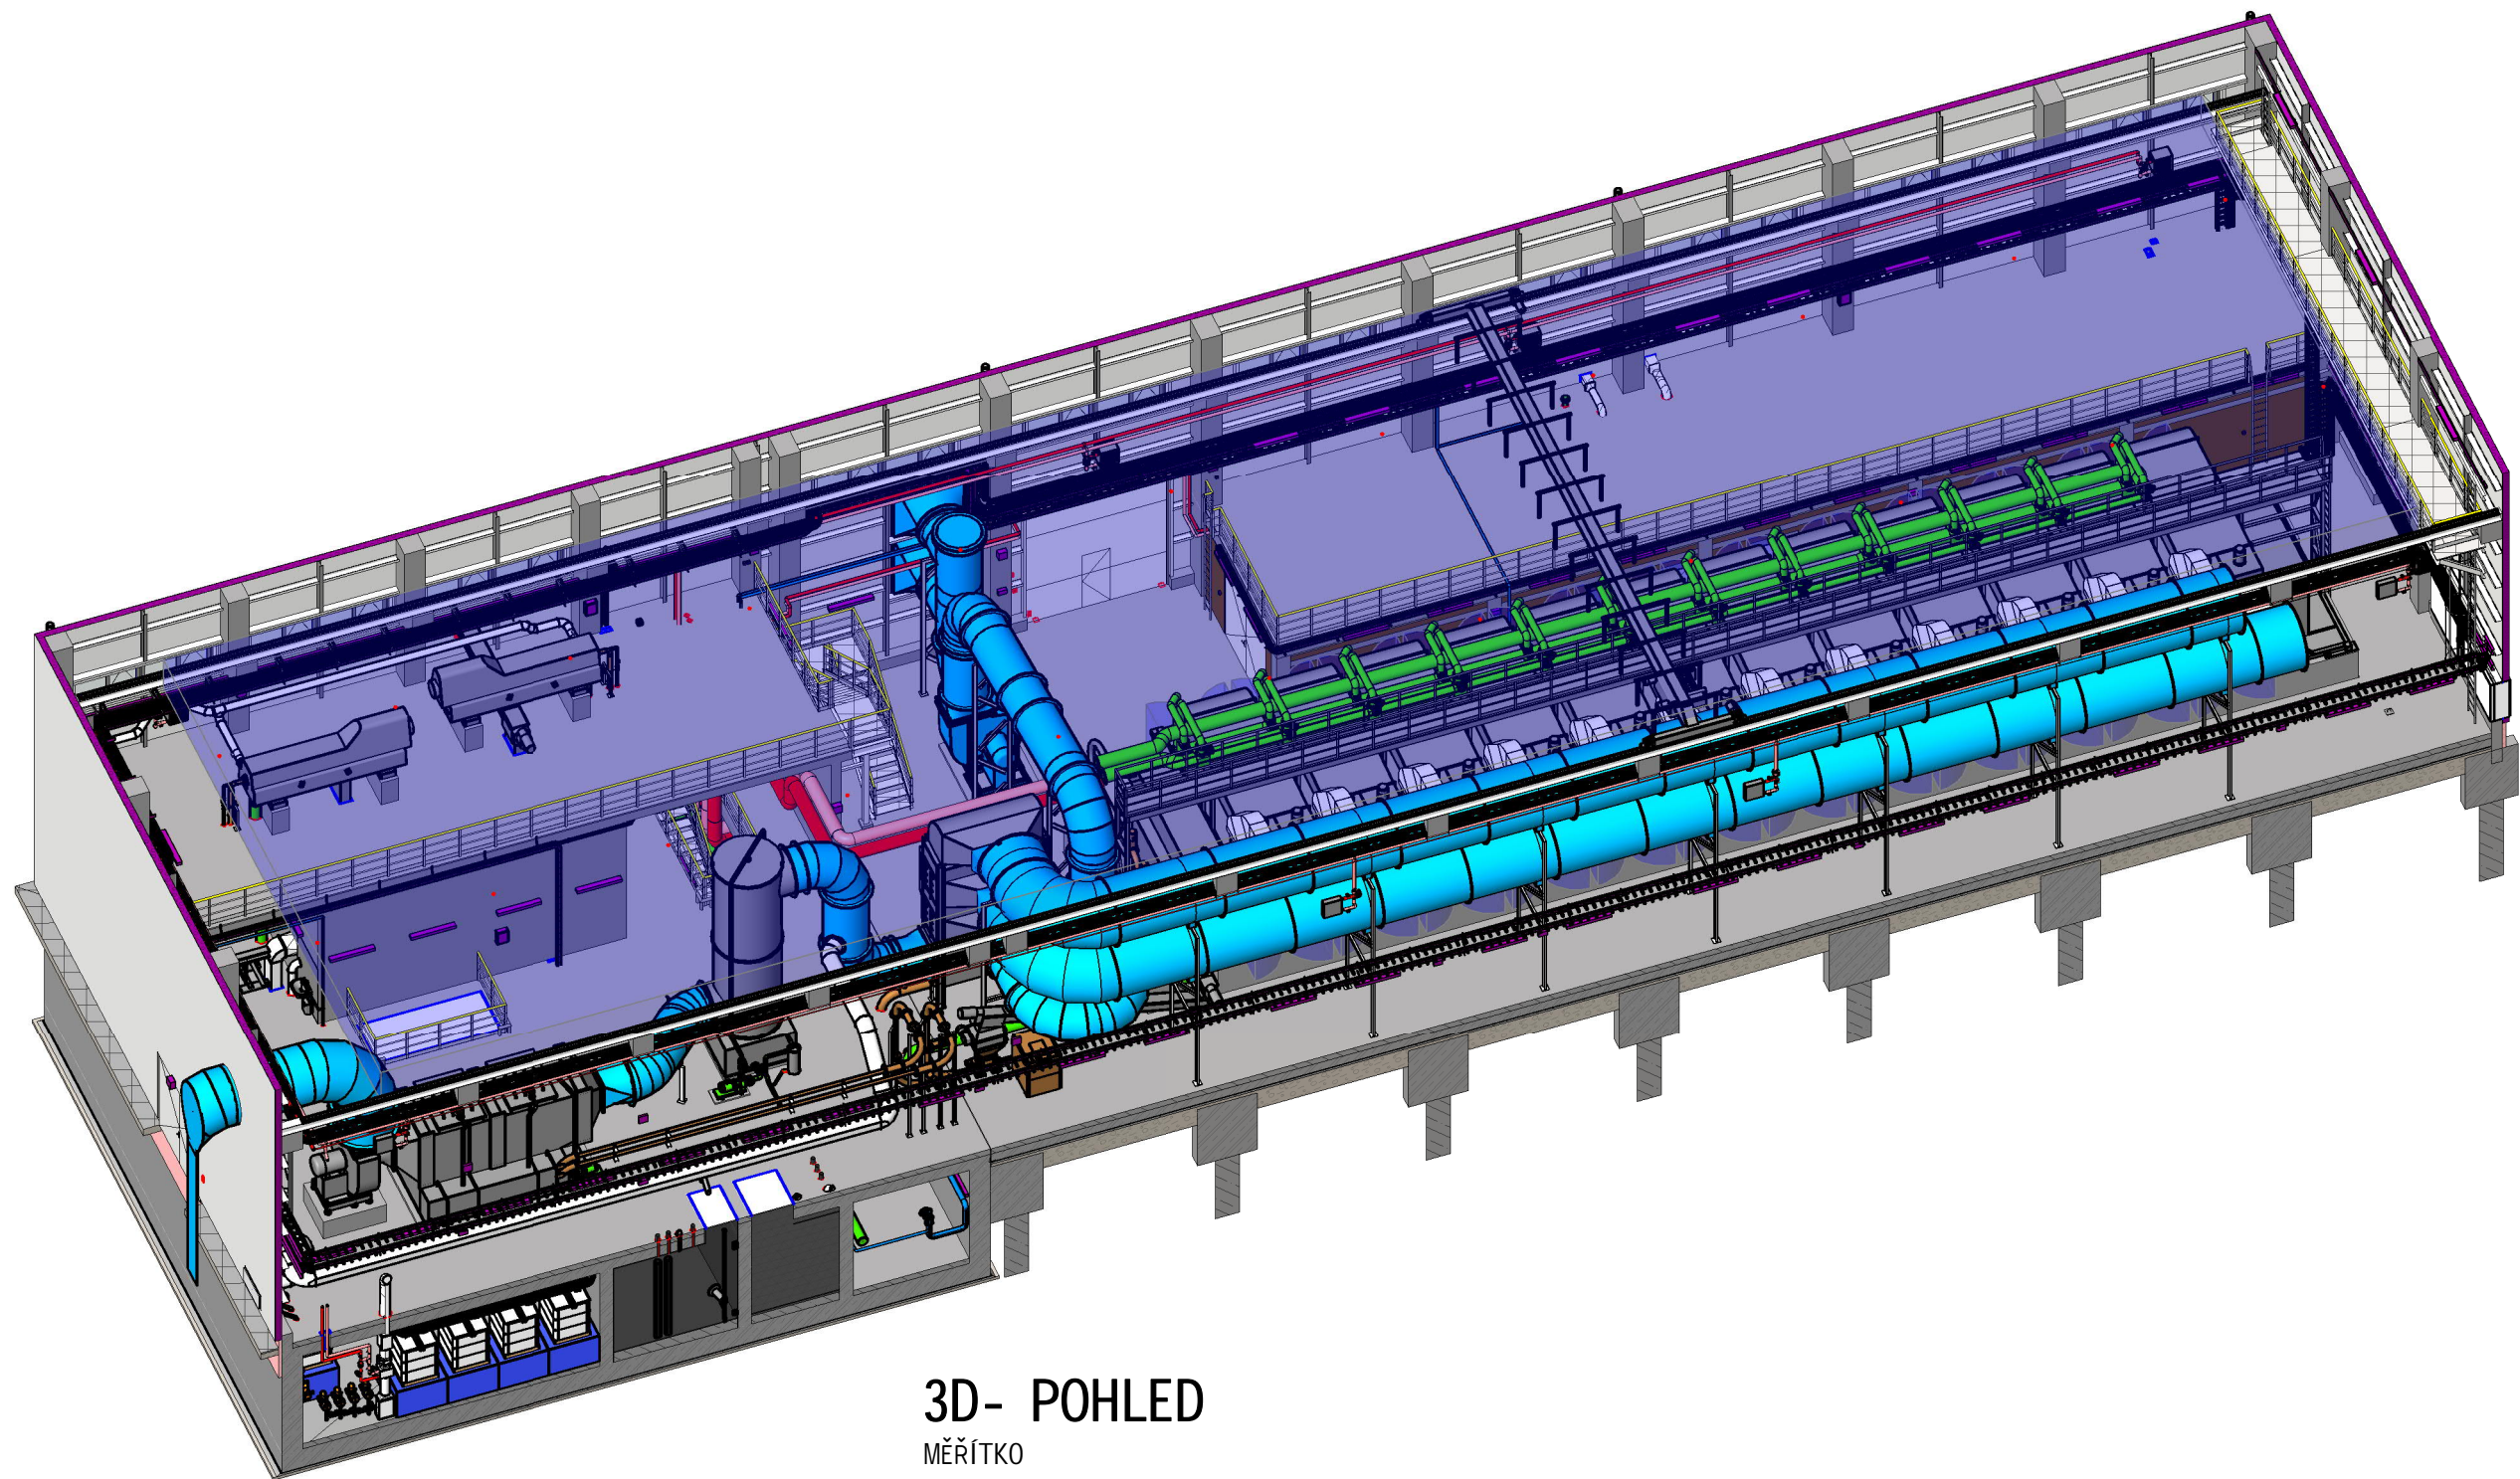

3D- POHLED

MĚŘÍTKO

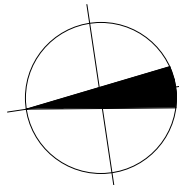

VÝŠKOVÝ SYSTÉM: Bpv

SOURADNÝ SYSTÉM: S-JTSK

6			
5			
4			
3			
2	ČISTOPIS	06.01.2023	Ing. Kuba, Ph.D.
1	VERZE KE KONTROLE	07.12.2022	Ing. Kuba, Ph.D.
REVIZE	POPIS	DATUM	SCHVÁLIL

Sweco Hydroprojekt a.s. Ústředí Praha Táborská 31, 140 16 Praha 4; praha@sweco.cz; www.sweco.cz				<div>SWECO</div> <div></div>	
VYPRACOVAL	Burešová	HIP	Ing. Rinn	T. KONTROLA	Bc. Vība
PROJEKTANT	Burešová	ŘEDITEL DIVIZE	Ing. Hanák	DATUM	01/2023
OBJEDNATEL	Brněnské vodárny a kanalizace, a.s.			OKRES	BRNO
AKCE:	Kalové hospodářství ČOV Brno - Modřice			ČÍSLO ZAKÁZKY	12 2127 01 02
				STUPEŇ	DPS
				FORMÁT	8 A4
				MĚŘÍTKO	1:100
				ARCHIVNÍ ČÍSLO	008620/22/1
ČÁST STAVBY	SLABOPROUDÉ ROZVODY			SO/PS	SO 3006
PŘÍLOHA:	PŮDORYS SO 4702 SUŠENÍ KALU - LINKA B			ČÍSLO PŘÍLOHY	D1.1.3006.3.8
					b1

Tato dokumentace včetně všech příloh (s výjimkou dat poskytnutých objednatelem) je duševním vlastnictvím akciové společnosti Sweco Hydroprojekt a.s. Objednatel této dokumentace je oprávněn ji využít k účelům vyplývajícím z uzavřené smlouvy bez jakéhokoli omezení. Jiné osoby (jak fyzické, tak právnické) nejsou bez předchozího výslovného souhlasu objednatele oprávněny tuto dokumentaci ani její části jakkoli využívat, kopírovat (ani jiným způsobem rozmnožovat) nebo zprístupňovat dalším osobám. Poznámka: Podpisy zpracovatelů jsou přiloženy pouze k výsktu číslo 01 nebo originálu přílohy (matrici).