


PŮDORYS NA KÓTĚ 198,00

MĚŘÍTKO 1 : 50

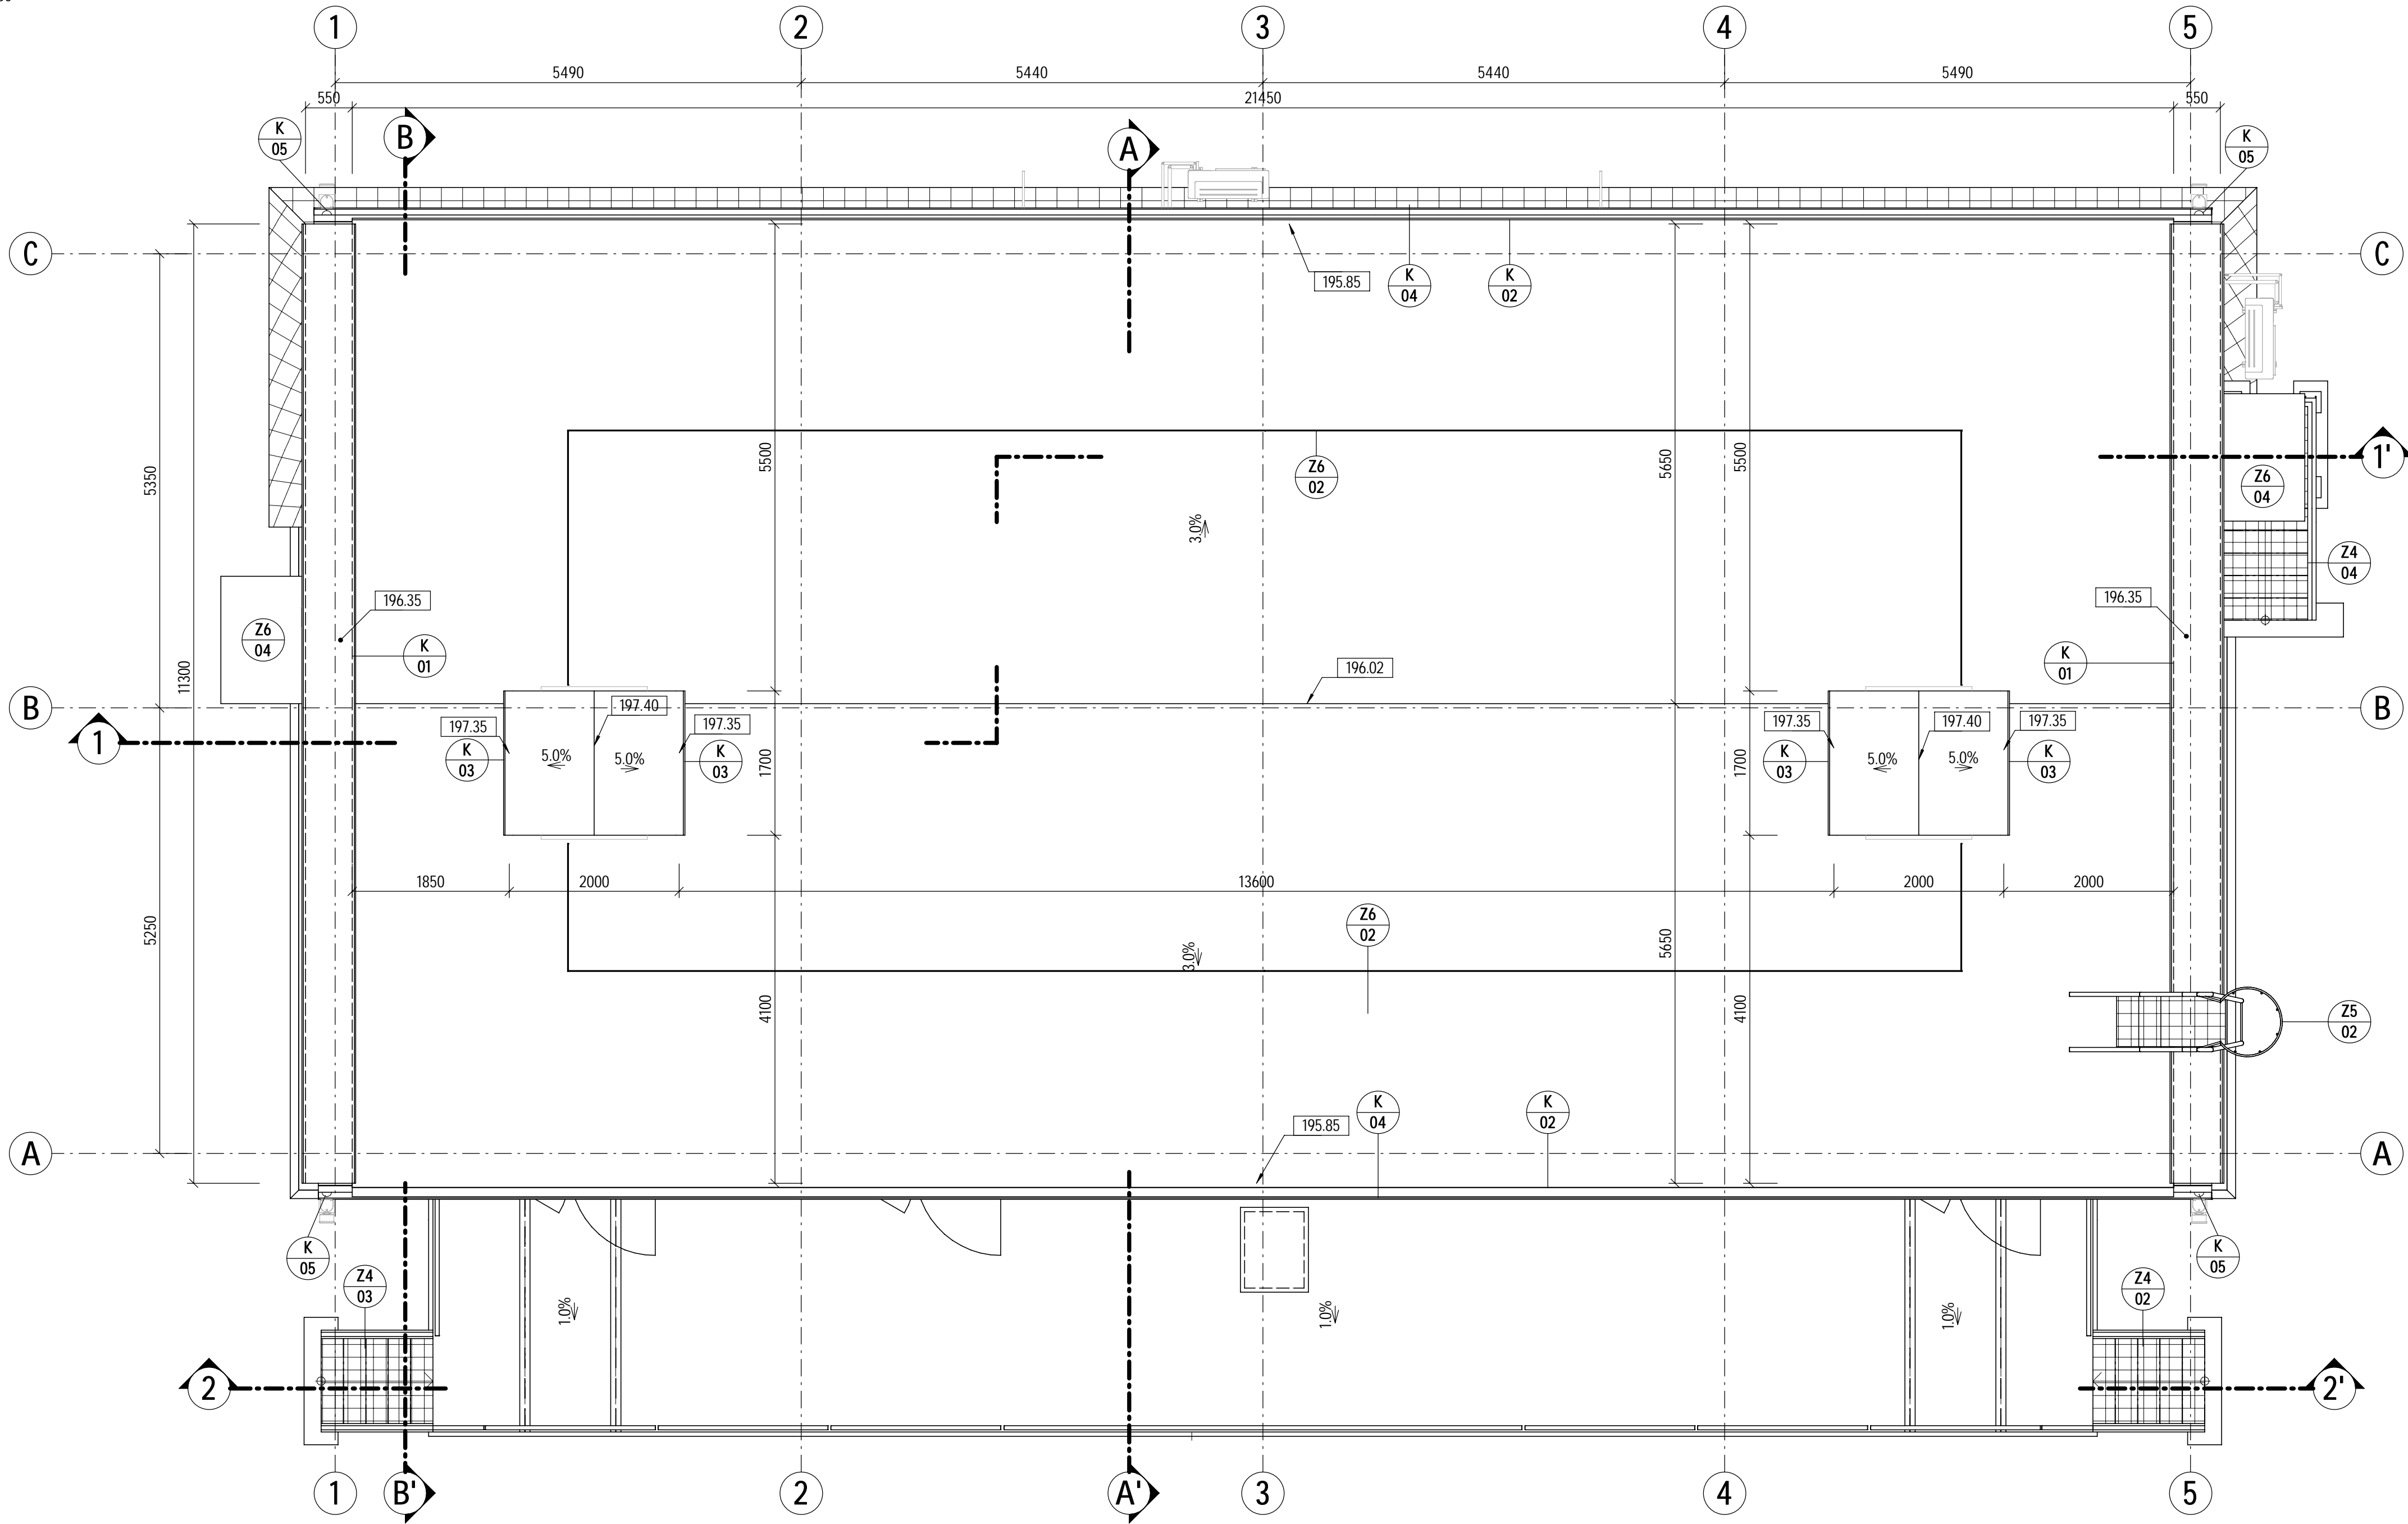


POZNÁMKY


SOUVISEJÍCÍ DOKUMENTY:	Č. PŘÍLOHY	ARCH. ČÍSLO
NÁZEV PŘÍLOHY	D1.0.3	009357/22/1
KNIHA SKLADEB KONSTRUKCÍ	D1.0.4	010129/22/1
KNIHA VYBRANÝCH DETAILŮ	D1.1.3005.11	009519/22/1
TABULKY PSV SO 3005		

LEGENDA MATERIÁLŮ

BETON - PROSTÝ	HTÚ
BETON - ŽELEZOBETON	ZÁSYP
STĚNY - NOSNÉ	STĚRKOPÍSEK
STĚNY - NENOSNÉ	HYDROIZOLACE
STĚNY - BEDNÍČÍ TVÁRNICE	POROROŠT
STĚNY - ATIKA	
TEPELNÁ IZOLACE - XPS	
TEPELNÁ IZOLACE - EPS	

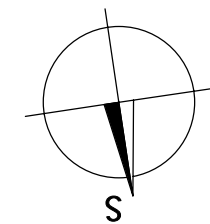

VÝŠKOVÝ SYSTÉM: Bpv		SOUŘADNÝ SYSTÉM: S-JTSK	
6			
5			
4			
3			
2	ČISTOPIS	06.01.2023	Ing. Kuba, Ph.D.
1	VERZE KE KONTROLE	07.12.2022	Ing. Kuba, Ph.D.
REVIZE	POPIS	DATUM	SCHVÁLIL

Sweco Hydroprojekt a.s. Ústředí Praha Táborská 31, 140 16 Praha 4; praha@sweco.cz; www.sweco.cz				SWECO 	
VYPRACOVAL	Mach	HIP	Ing. Rinn	T. KONTROLA	Ing. Wallenfels
PROJEKTANT	Mach	ŘEDITEL DIVIZE	Ing. Hanák	DATUM	01/2023
OBJEDNATEL	Brněnské vodárny a kanalizace, a.s.			OKRES	BRNO
AKCE:				ČÍSLO ZAKÁZKY	12 2127 01 02
Kalové hospodářství ČOV Brno - Modřice				STUPEŇ	DPS
				FORMÁT	8A4
				MĚŘÍTKO	1:50
D1.1.3005 ARCHITEKTONICKO-STAVEBNÍ ŘEŠENÍ				ARCHIVNÍ ČÍSLO	008909/22/1
ČÁST STAVBY	PODRUŽNÁ TRAFOSTANICE TS 1.4			SO/PS	SO 3005
PŘÍLOHA:	PŮDORYS NA KÓTĚ 198,00			ČÍSLO PŘÍLOHY	D1.1.3005.6
					b 1

Tato dokumentace včetně všech příloh (s výjimkou dat poskytnutých objednatelem) je duševním vlastnictvím akciové společnosti Sweco Hydroprojekt a.s. Objednatel této dokumentace je oprávněn ji využít k účelům vyplývajícím z uzavřené smlouvy bez jakéhokoliv omezení. Jiné osoby (jak fyzické, tak právnické) nejsou bez předchozího výslovného souhlasu objednatele oprávněny tuto dokumentaci ani její části jakkoli využívat, kopírovat (ani jiným způsobem rozmnožovat) nebo zpřístupnit dalším osobám.  
Poznámka: Podpisy zpracovatelů jsou připojeny pouze k výjisku číslo 01 nebo originálu přílohy (matrici).