




ŘEZ A-A
MĚŘÍTKO 1 : 50

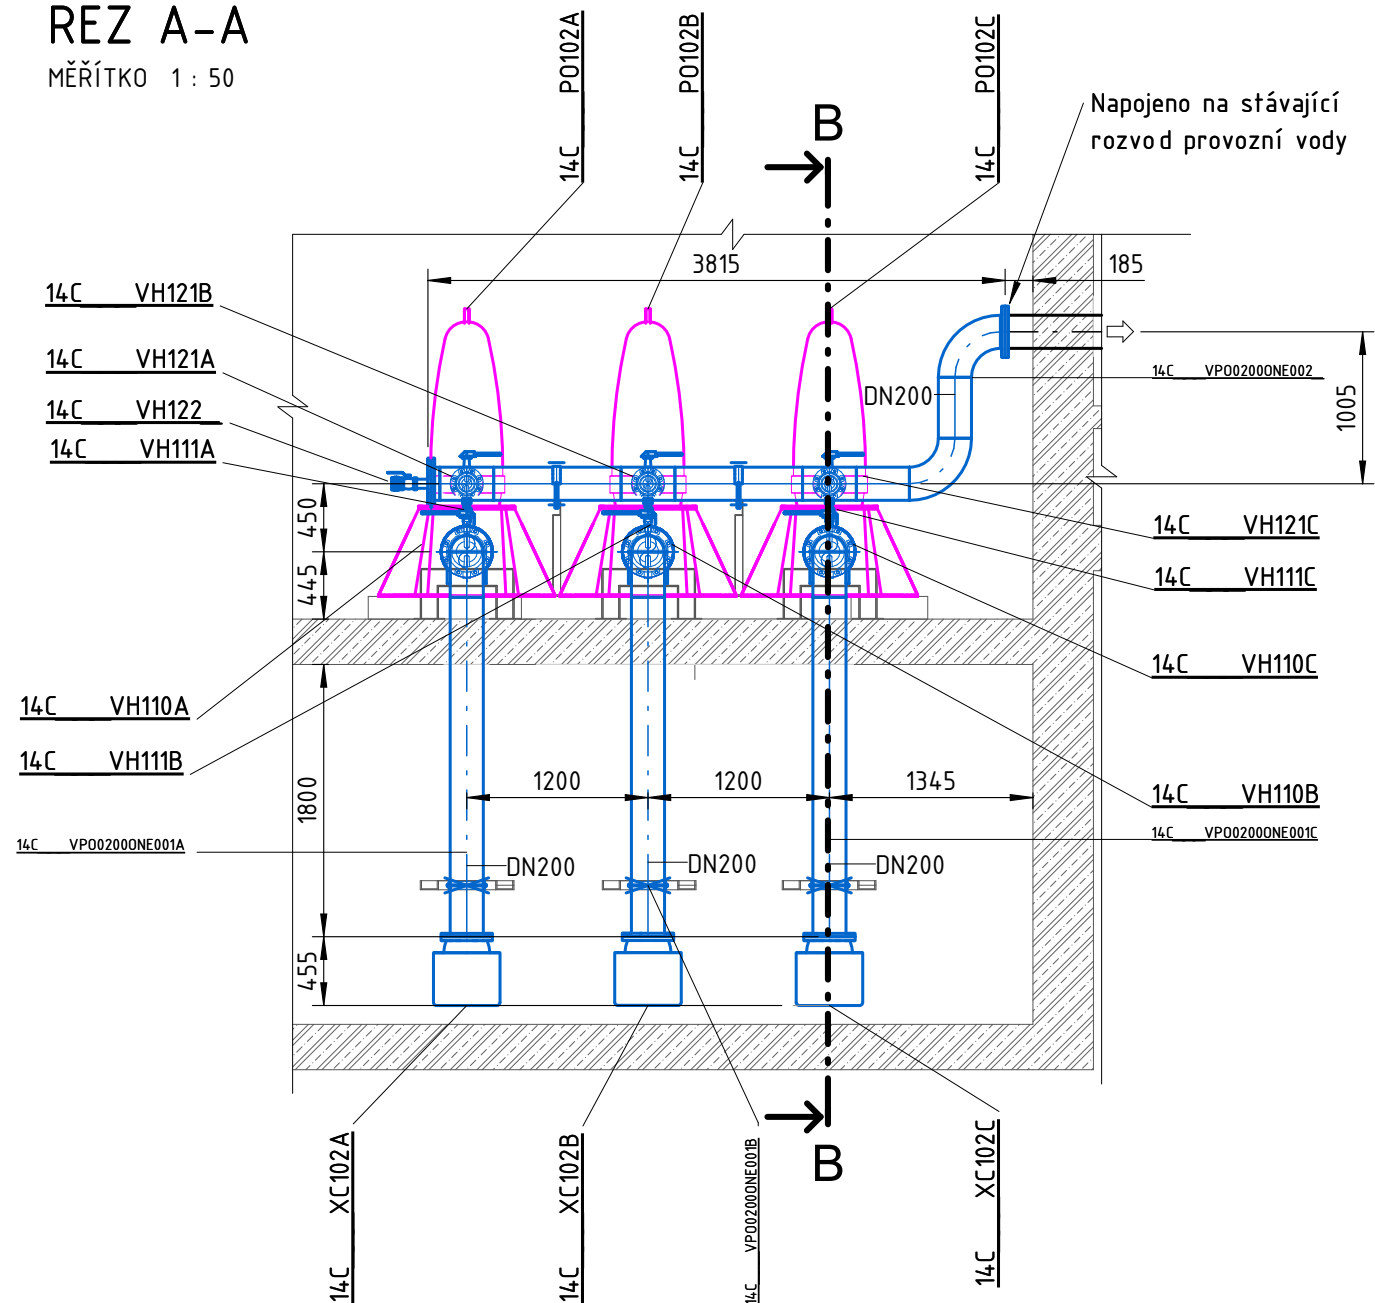


ŘEZ B-B
MĚŘÍTKO 1 : 50

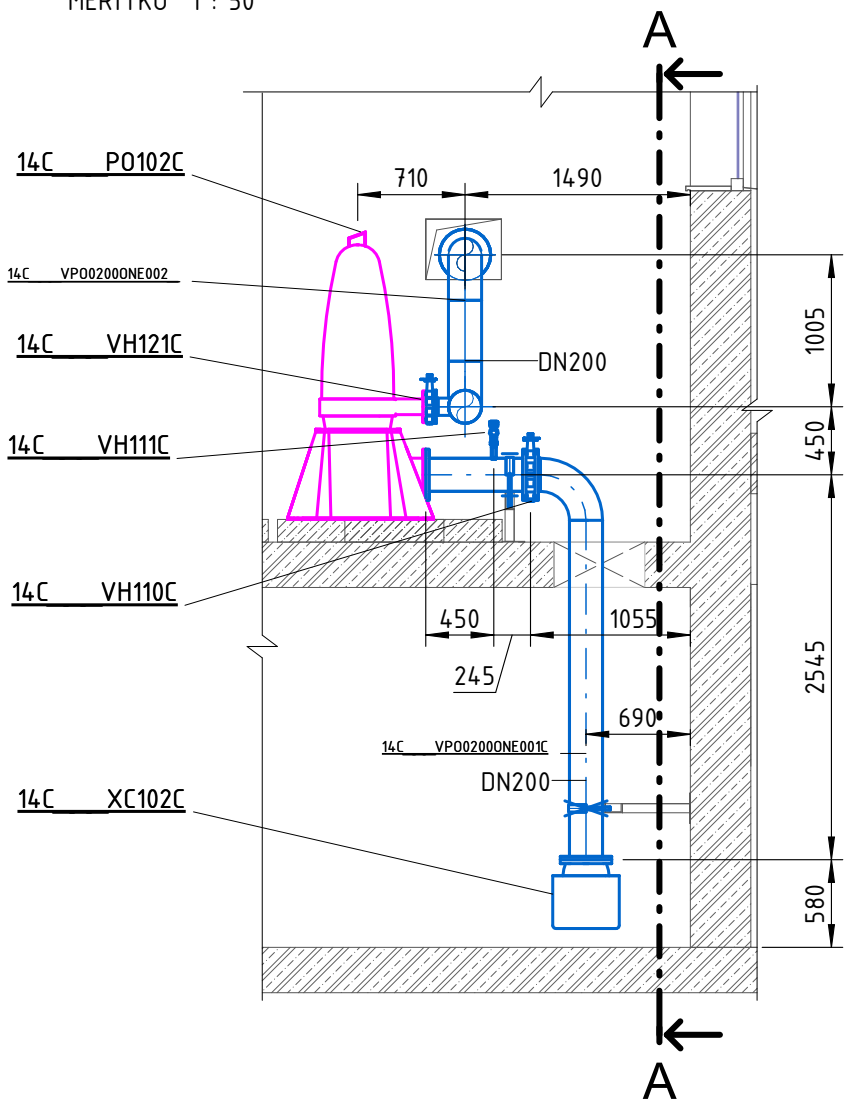

ŘEZ C-C
MĚŘÍTKO 1 : 50

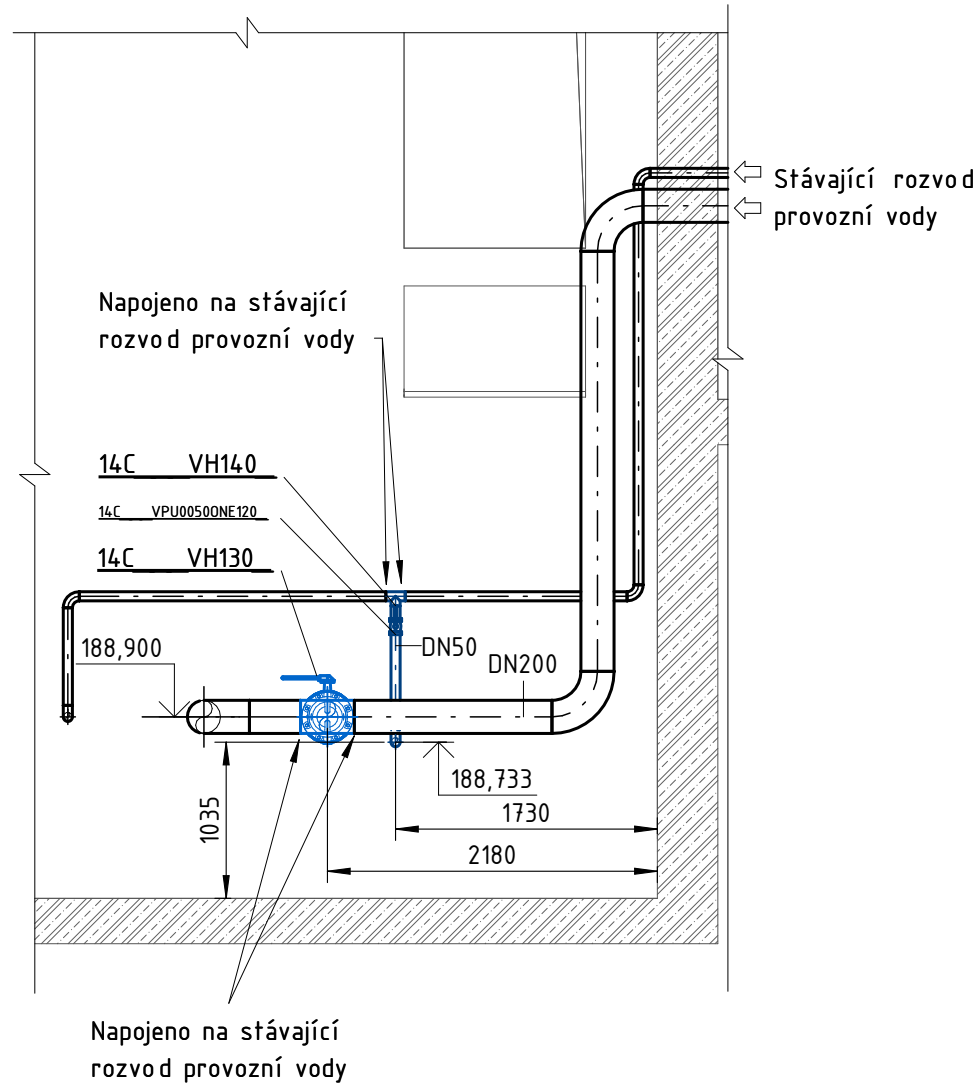

VÝŠKOVÝ SYSTÉM: Bpv		SOUŘADNÝ SYSTÉM: S-JTSK	
6			
5			
4			
3			
2	ČISTOPIS	06.01.2023	Ing. Kuba, Ph.D.
1	VERZE KE KONTROLE	07.12.2022	Ing. Kuba, Ph.D.
REVIZE	POPIS	DATUM	SCHVÁLIL

Sweco Hydroprojekt a.s. Ústředí Praha Táborská 31, 140 16 Praha 4; praha@sweco.cz; www.sweco.cz				<div>SWECO</div> <div></div>	
VYPRACOVAL	Ing. Ther	HIP	Ing. Rinn	T. KONTROLA	Bc. Braun
PROJEKTANT	Ing. Ther	ŘEDITEL DIVIZE	Ing. Hanák	DATUM	01/2023
OBJEDNATEL	Brněnské vodárny a kanalizace, a.s.			OKRES	BRNO
AKCE:	Kalové hospodářství ČOV Brno - Modřice				
				ČÍSLO ZAKÁZKY	12 2127 01 02
				STUPEŇ	DPS
				FORMÁT	8 A4
				MĚŘÍTKO	1 : 50
				ARCHIVNÍ ČÍSLO	008038/22/1
ČÁST STAVBY	ČS UŽITKOVÉ VODY			SO/PS	PS 1400A
PŘÍLOHA:	PŮDORYS A ŘEZ A-A, B-B, C-C			ČÍSLO PŘÍLOHY	D2.1.1400.1
					f 1

Tato dokumentace včetně všech příloh (s výjimkou dat poskytnutých objednatelům) je duševním vlastnictvím akciové společnosti Sweco Hydroprojekt a.s. Objednatel této dokumentace je oprávněn ji využít k účelům vyplývajícím z uzavřené smlouvy bez jakéhokoli omezení. Jiné osoby (jak fyzické, tak právnické) nejsou bez předchozího výslovného souhlasu objednatele oprávněny tuto dokumentaci ani její části jakkoli využívat, kopírovat (ani jiným způsobem rozmnožovat) nebo zřizovat další osobám. Poznámka: Podpisy zpracovatelů jsou připojeny pouze k výlistku číslo 01 nebo originálu přílohy (matrice).