


KANALIZACE - PŮDORYS NA KÓTĚ 192,70

MĚŘÍTKO 1 : 50

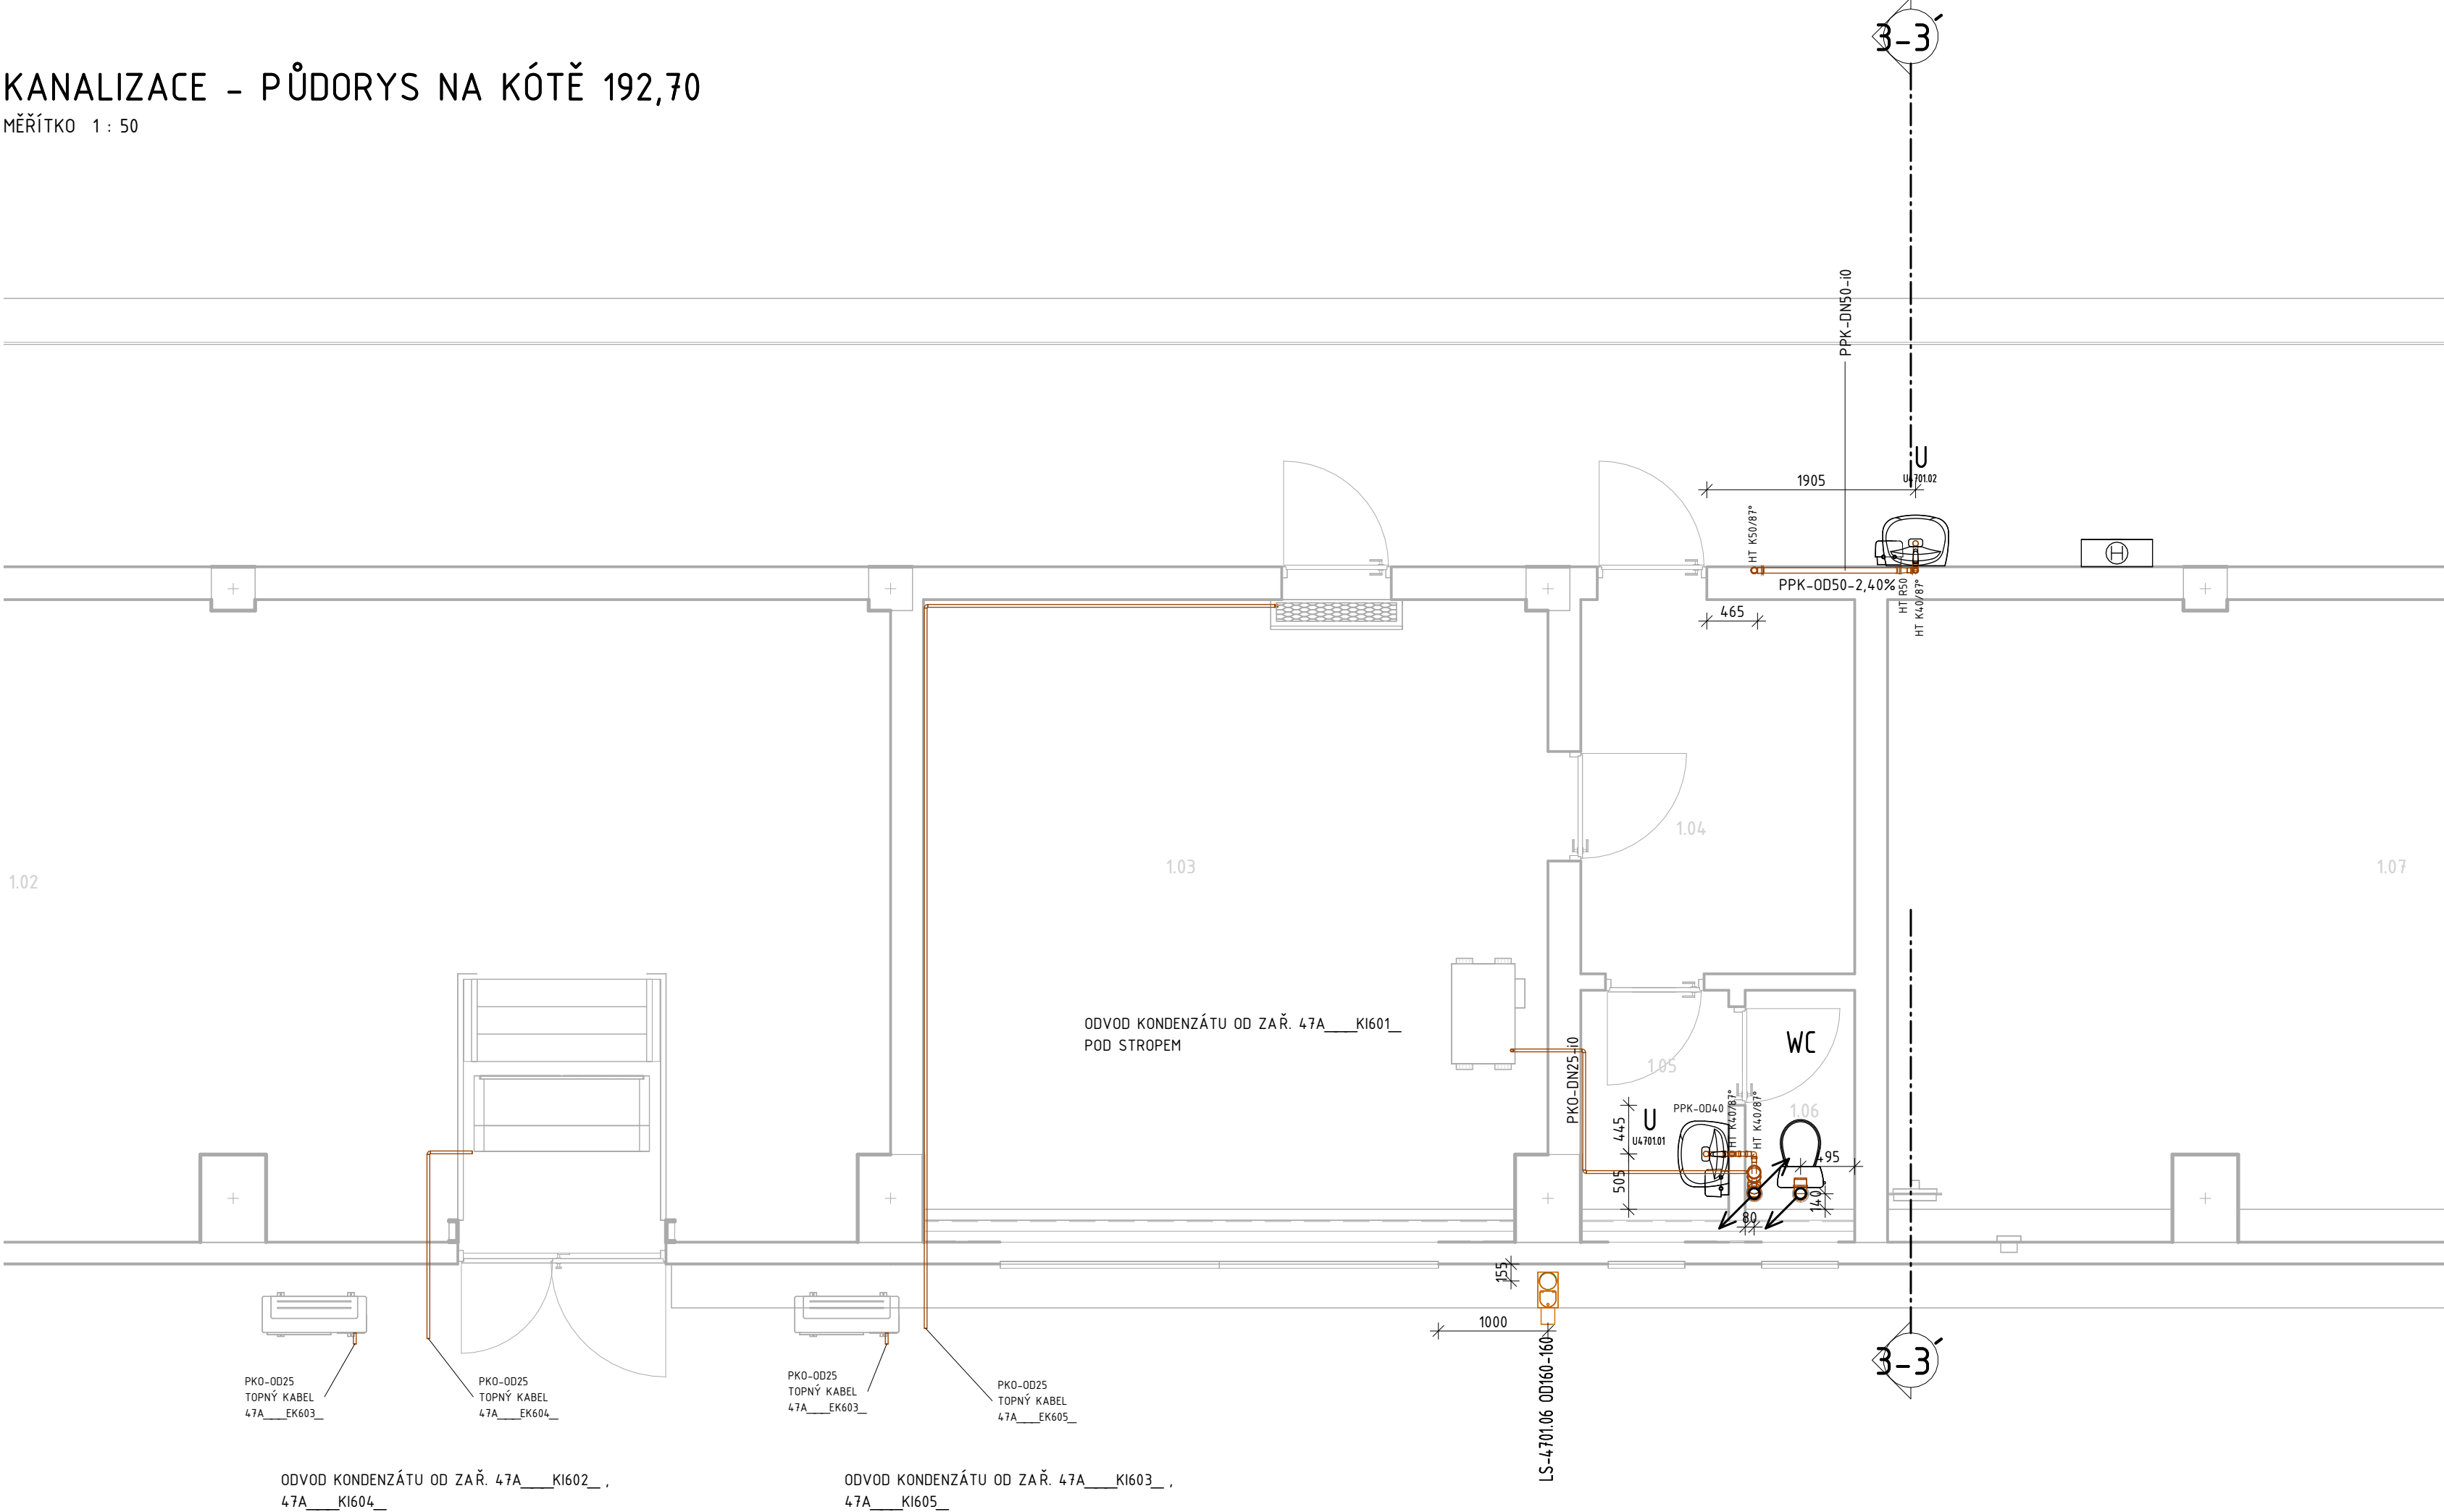

KANALIZACE - PŮDORYS CELKOVÝ


MĚŘÍTKO 1 : 500



LEGENDA

- SPLAŠKOVÁ KANALIZACE
- DEŠŤOVÁ KANALIZACE
- U UMYVADLO
- SK SPRCHOVÝ KOUT
- WC WC
- VP PODLAHOVÁ VPUST
- LS LAPAČ STŘEŠNÍCH SPLAVENIN

VÝŠKOVÝ SYSTÉM: Bpv		SOUŘADNÝ SYSTÉM: S-JTSK	
6			
5			
4			
3			
2	ČISTOPIS	06.01.2023	Ing. Kuba, Ph.D.
1	VERZE KE KONTROLE	07.12.2022	Ing. Kuba, Ph.D.
REVIZE	POPIS	DATUM	SCHVÁLIL

Sweco Hydroprojekt a.s. Ústředí Praha Táborská 31, 140 16 Praha 4; praha@sweco.cz; www.sweco.cz				SWECO 	
VYPRACOVAL	Ing. Cochlářová	HIP	Ing. Rinn	T. KONTROLA	Ing. Kubová, Ph.D.
PROJEKTANT	Ing. Cochlářová	ŘEDITEL DIVIZE	Ing. Hanák	DATUM	01/2023
OBJEDNATEL	Brněnské vodárny a kanalizace, a.s.			OKRES	BRNO
AKCE:				ČÍSLO ZAKÁZKY	12 2127 01 02
Kalové hospodářství ČOV Brno - Modřice				STUPEŇ	DPS
				FORMÁT	4 x A4
				MĚŘÍTKO	1 : 50, 1 : 500
D1.4.4701.1 ZDRAVOTNĚ TECHNICKÉ INSTALACE				ARCHIVNÍ ČÍSLO	009201/22/1
ČÁST STAVBY	SUŠENÍ KALU – LINKA A			SO/PS	SO 4701
PŘÍLOHA:	KANALIZACE - PŮDORYS NA KÓTĚ 192,70			ČÍSLO PŘÍLOHY	D1.4.4701.1.5 <sup>a</sup> <sub>1</sub>

Tato dokumentace včetně všech příloh (s výjimkou dat poskytnutých objednatelem) je duševním vlastnictvím akciové společnosti Sweco Hydroprojekt a.s. Objednatel této dokumentace je oprávněn ji využít k účelům vyplývajícím z uzavřené smlouvy bez jakéhokoliv omezení. Jiné osoby (jak fyzické, tak právnické) nejsou bez předchozího výslovného souhlasu objednatele oprávněny tuto dokumentaci ani její části jakkoli využívat, kopírovat (ani jiným způsobem rozmnožovat) nebo zpřístupnit dalším osobám. Poznámka: Podpisy zpracovatelů jsou připojeny pouze k výtisku číslo 01 nebo originálu přílohy (matrici).