


PŮDORYS NA KÓTĚ 190,10

MĚŘÍTKO 1 : 50

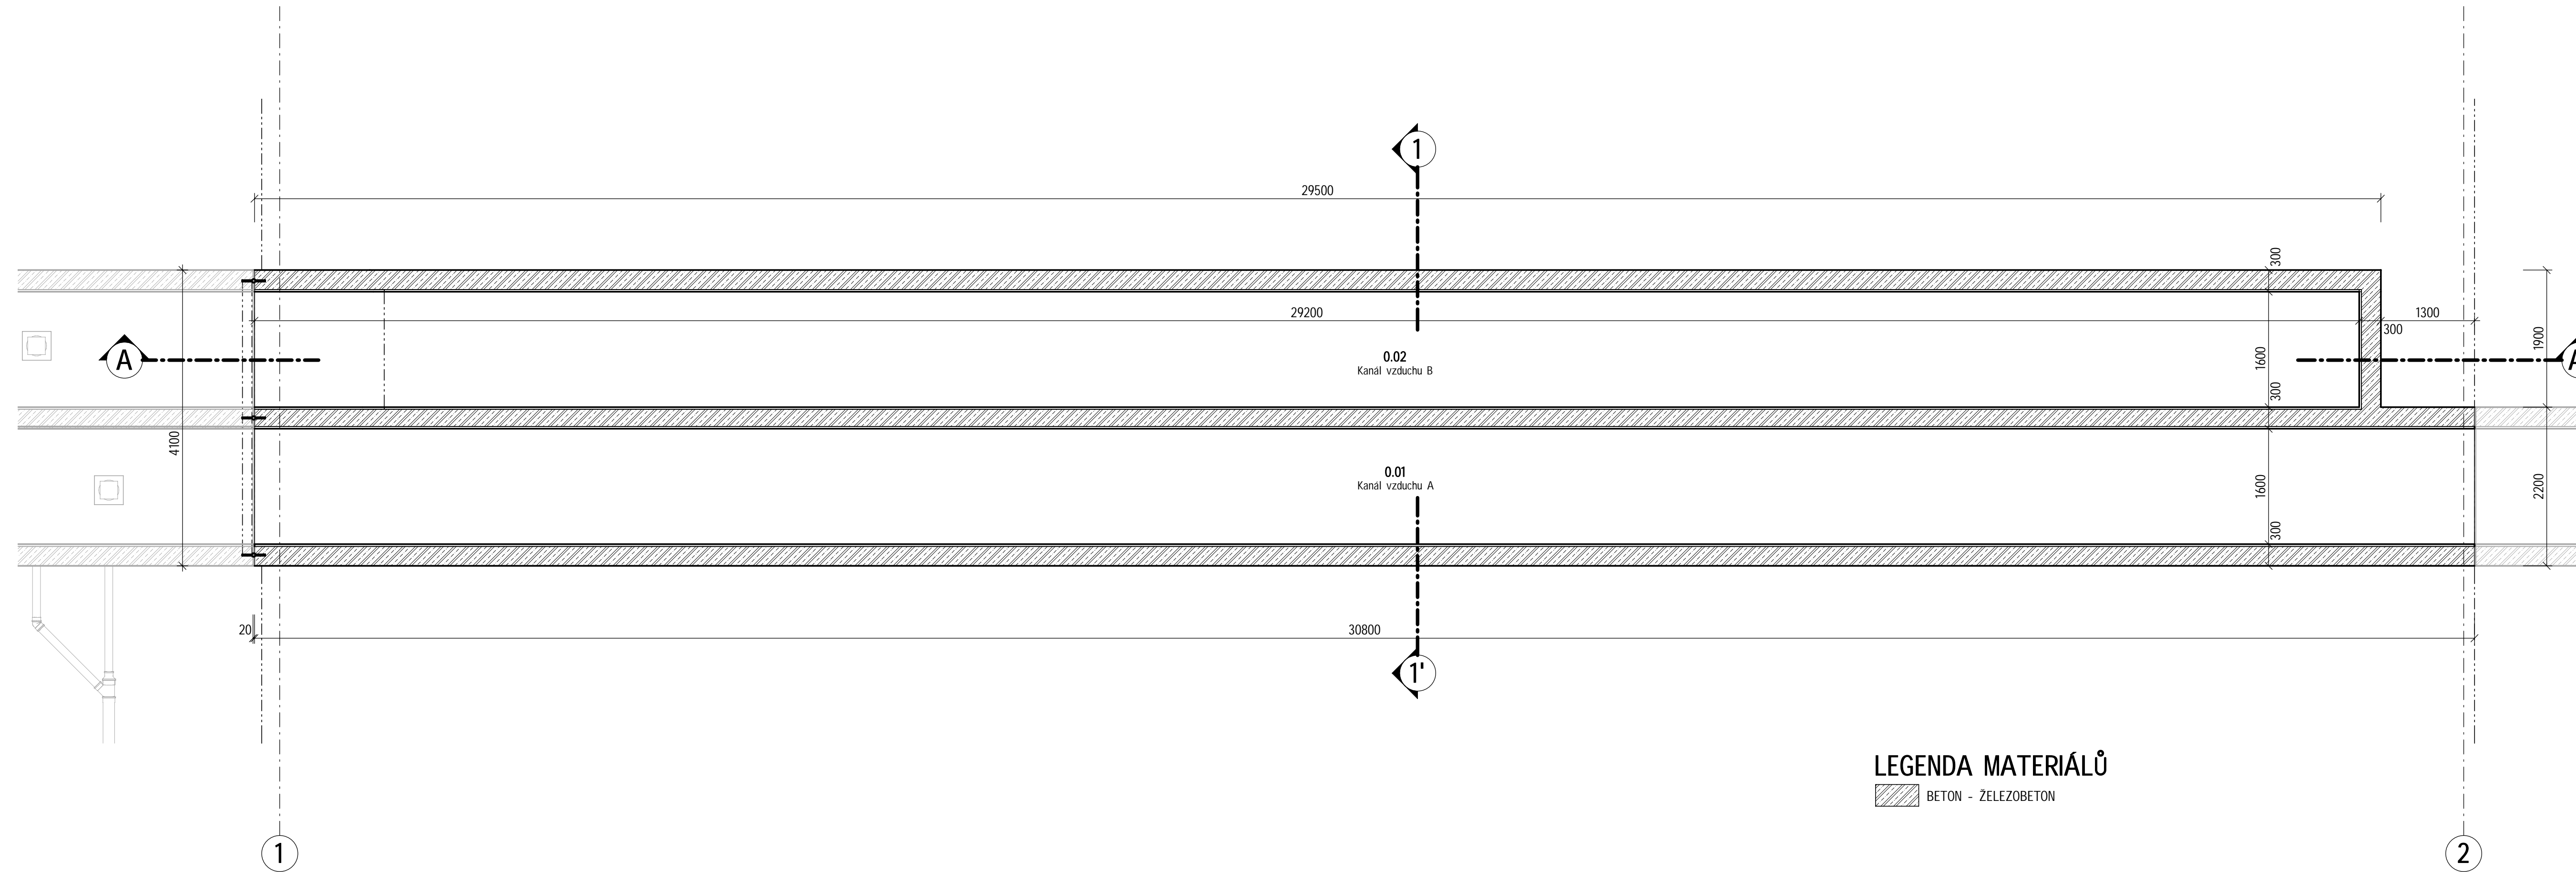


VÝKAZ MÍSTNOSTÍ NA KÓTĚ 190,10

| ČÍSLO | NÁZEV | PLOCHA | PODLAHA | STĚNY | STROP | POZNÁMKY |
|-------|-----------------|----------|-------------------------|-------------------------|----------------------|----------|
| 0.01 | Kanál vzduchu A | 48.96 m² | Plastová výstélka F9 | Plastová výstélka W9 | Plastová výstélka | |
| 0.02 | Kanál vzduchu B | 46.40 m² | Plastová výstélka F9 | Plastová výstélka W9 | Plastová výstélka | |

POZNÁMKY

| | | |
|--------------------------|------------|-------------|
| SOUVISEJÍCÍ DOKUMENTY: | Č. PŘÍLOHY | ARCH. ČÍSLO |
| NÁZEV PŘÍLOHY | D1.0.3 | 009357/22/1 |
| KNIHA SKLADEB KONSTRUKCÍ | D1.0.4 | 010129/22/1 |
| KNIHA VYBRANÝCH DETAILŮ | | |

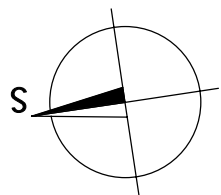

VÝŠKOVÝ SYSTÉM: Bpv

SOUŘADNÝ SYSTÉM: S-JTSK

| | | | |
|--------|-------------------|------------|------------------|
| 6 | | | |
| 5 | | | |
| 4 | | | |
| 3 | | | |
| 2 | ČISTOPIS | 06.01.2023 | Ing. Kuba, Ph.D. |
| 1 | VERZE KE KONTROLE | 07.12.2022 | Ing. Kuba, Ph.D. |
| REVIZE | POPIS | DATUM | SCHVÁLIL |

| | | | | | |
|--|-------------------------------------|----------------|------------|------------------------------|-----------------|
| Sweco Hydroprojekt a.s. Ústředí Praha Táborská 31, 140 16 Praha 4; praha@sweco.cz; www.sweco.cz | | | | <div>SWECO</div> <div></div> | |
| VYPRACOVAL | Ing. Wallenfels | HIP | Ing. Rinn | T. KONTROLA | Ing. Wallenfels |
| PROJEKTANT | Ing. Wallenfels | ŘEDITEL DIVIZE | Ing. Hanák | DATUM | 01/2023 |
| OBJEDNATEL | Brněnské vodárny a kanalizace, a.s. | | | OKRES | BRNO |
| AKCE: | | | | ČÍSLO ZAKÁZKY | 12 2127 01 02 |
| Kalové hospodářství ČOV Brno - Modřice | | | | STUPEŇ | DPS |
| | | | | FORMÁT | 5A4 |
| | | | | MĚŘÍTKO | 1:50 |
| | | | | ARCHIVNÍ ČÍSLO | 008739/22/1 |
| D1.1.2405 ARCHITEKTONICKO-STAVEBNÍ ŘEŠENÍ | | | | | |
| ČÁST STAVBY | BIOFILTR E | | | SO/PS | SO 2405 |
| PŘÍLOHA: | PŮDORYS NA KÓTĚ 190,10 | | | ČÍSLO PŘÍLOHY | D1.1.2405.4 |
| f | | | | | |
| | | | | 1 | |

Tato dokumentace včetně všech příloh (s výjimkou dat poskytnutých objednatelem) je duševním vlastnictvím akciové společnosti Sweco Hydroprojekt a.s. Objednatel této dokumentace je oprávněn ji využít k účelům vyplývajícím z uzavřené smlouvy bez jakéhokoli omezení. Jiné osoby (jak fyzické, tak právnické) nejsou bez předchozího výslovného souhlasu objednatele oprávněny tuto dokumentaci ani její části jakkoli využívat, kopírovat (ani jiným způsobem rozmnožovat) nebo zpřístupnit dalším osobám. Poznámka: Podpisy zpracovatelů jsou připojeny pouze k výtisku číslo 01 nebo originálu přílohy (matrici).