
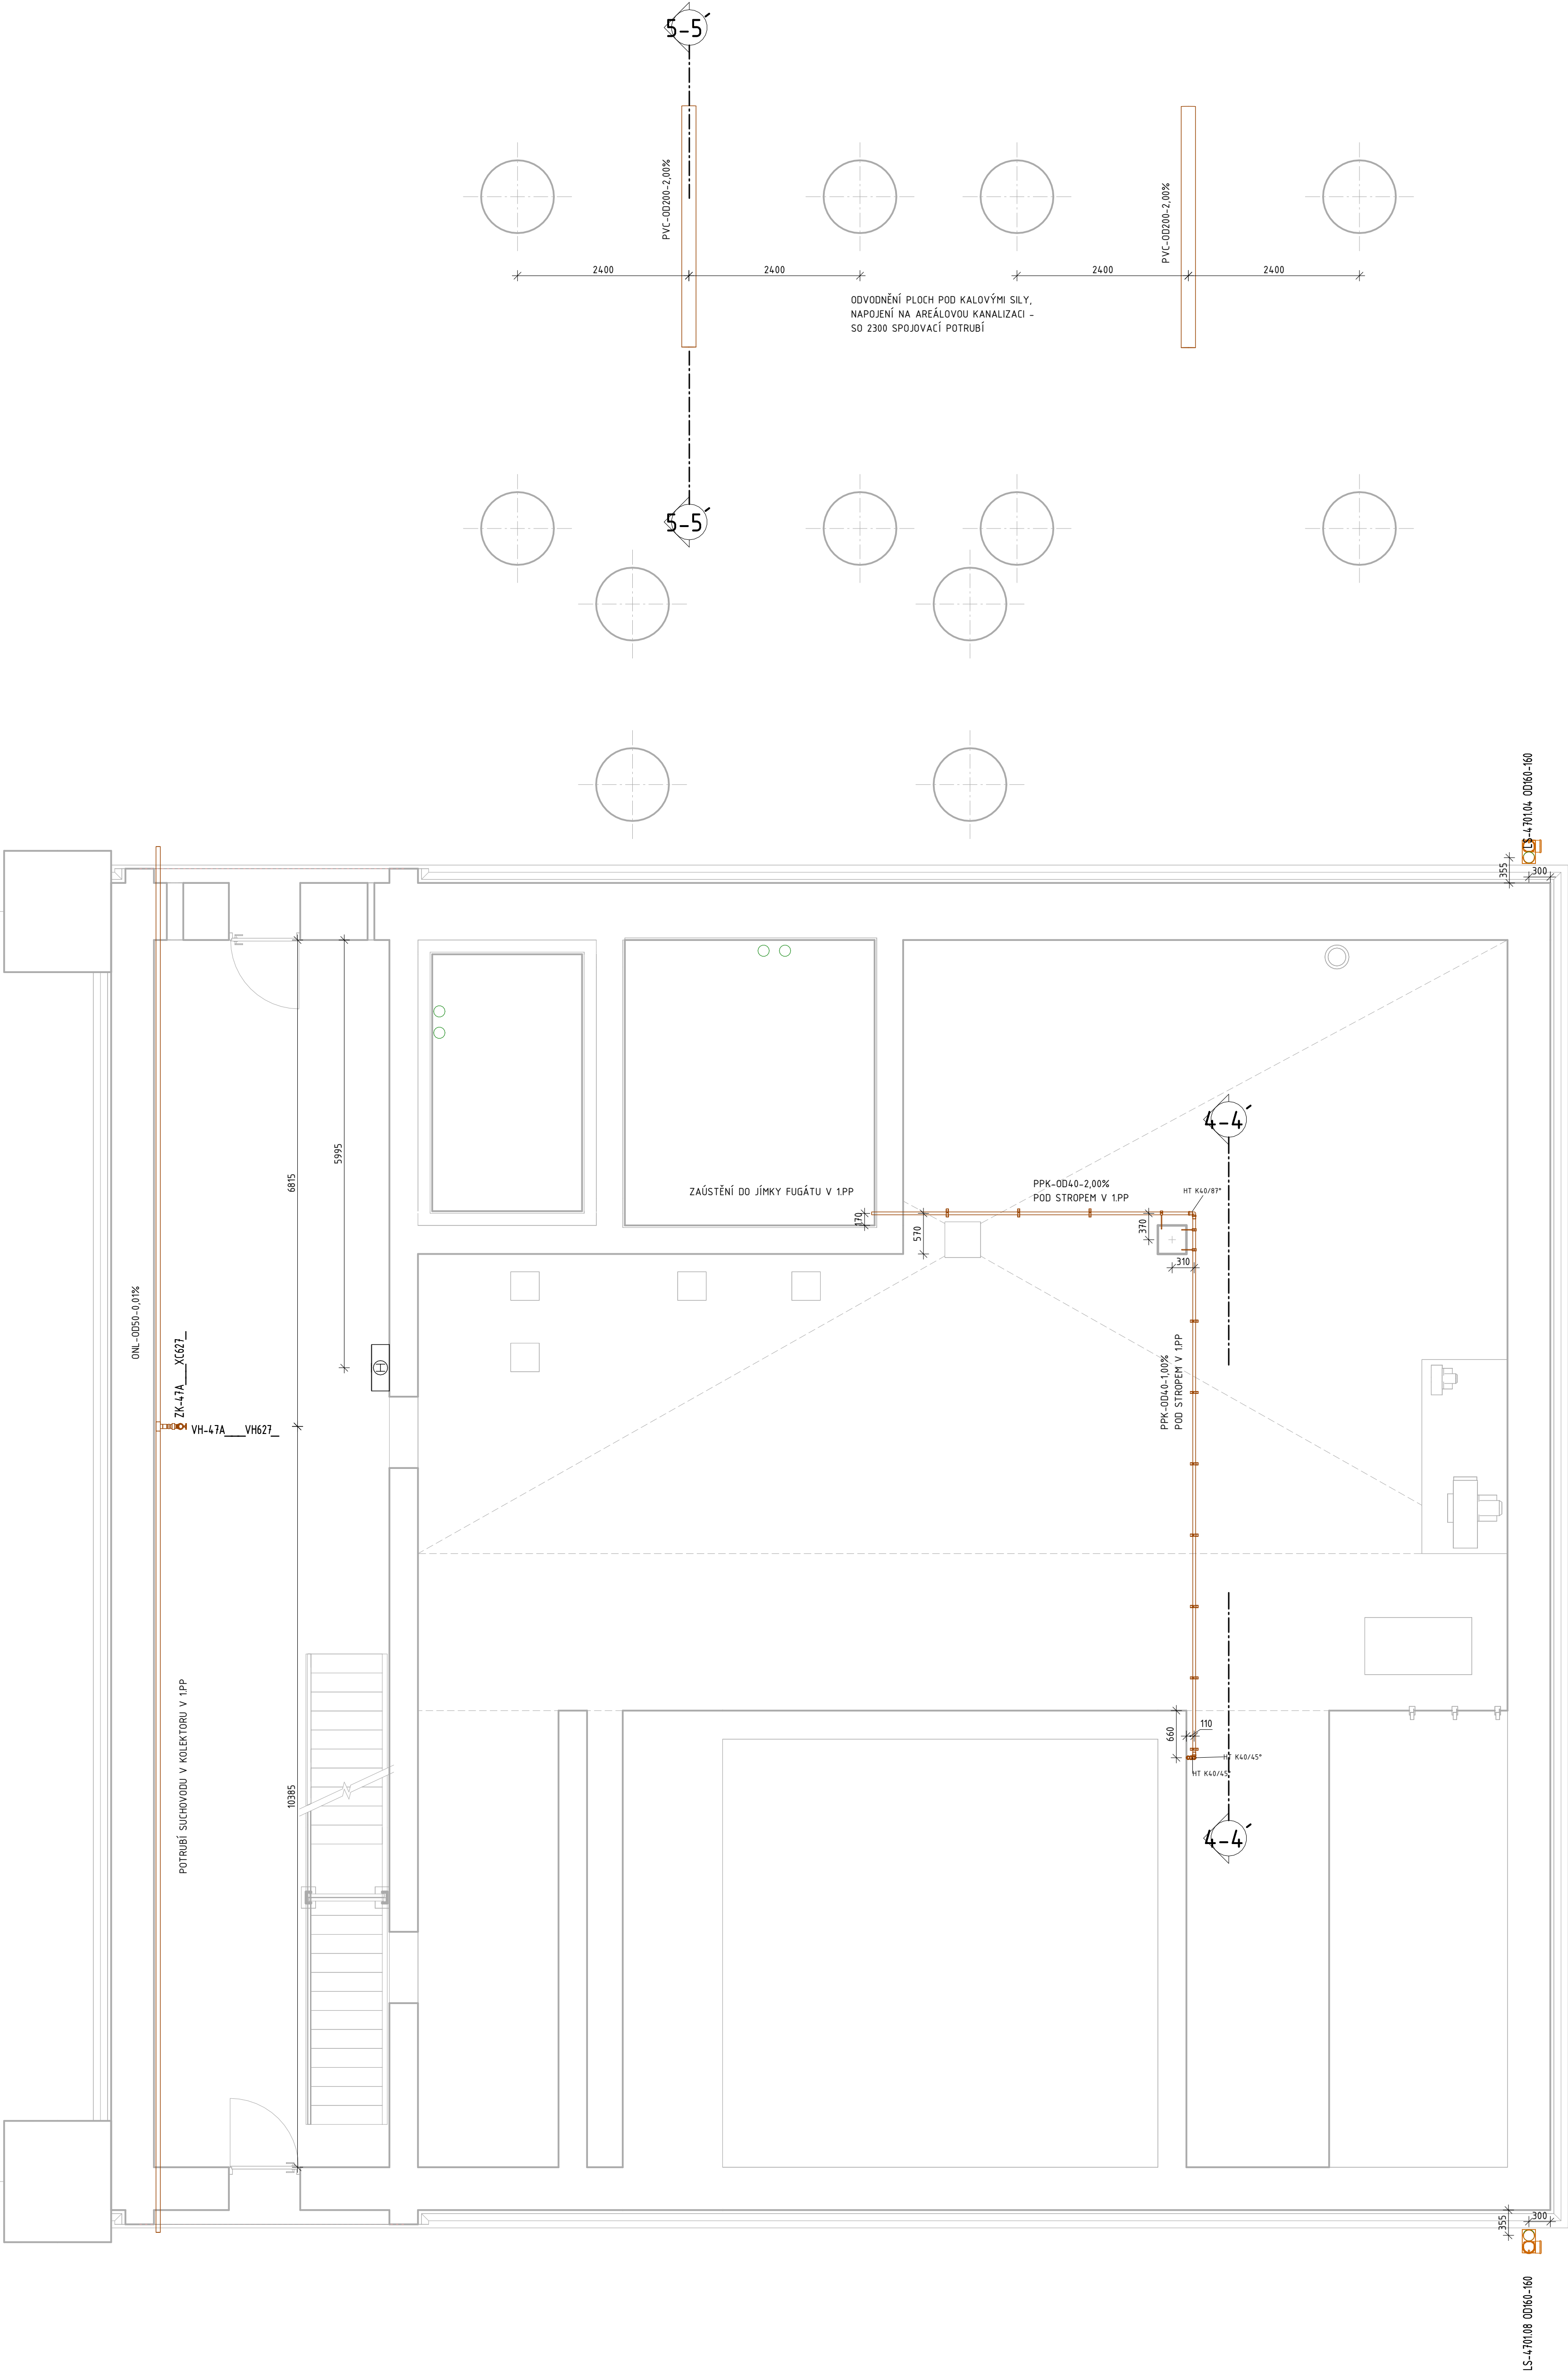


KANALIZACE - PŮDORYS NA KÓTĚ 189,00
MĚŘÍTKO 1 : 50

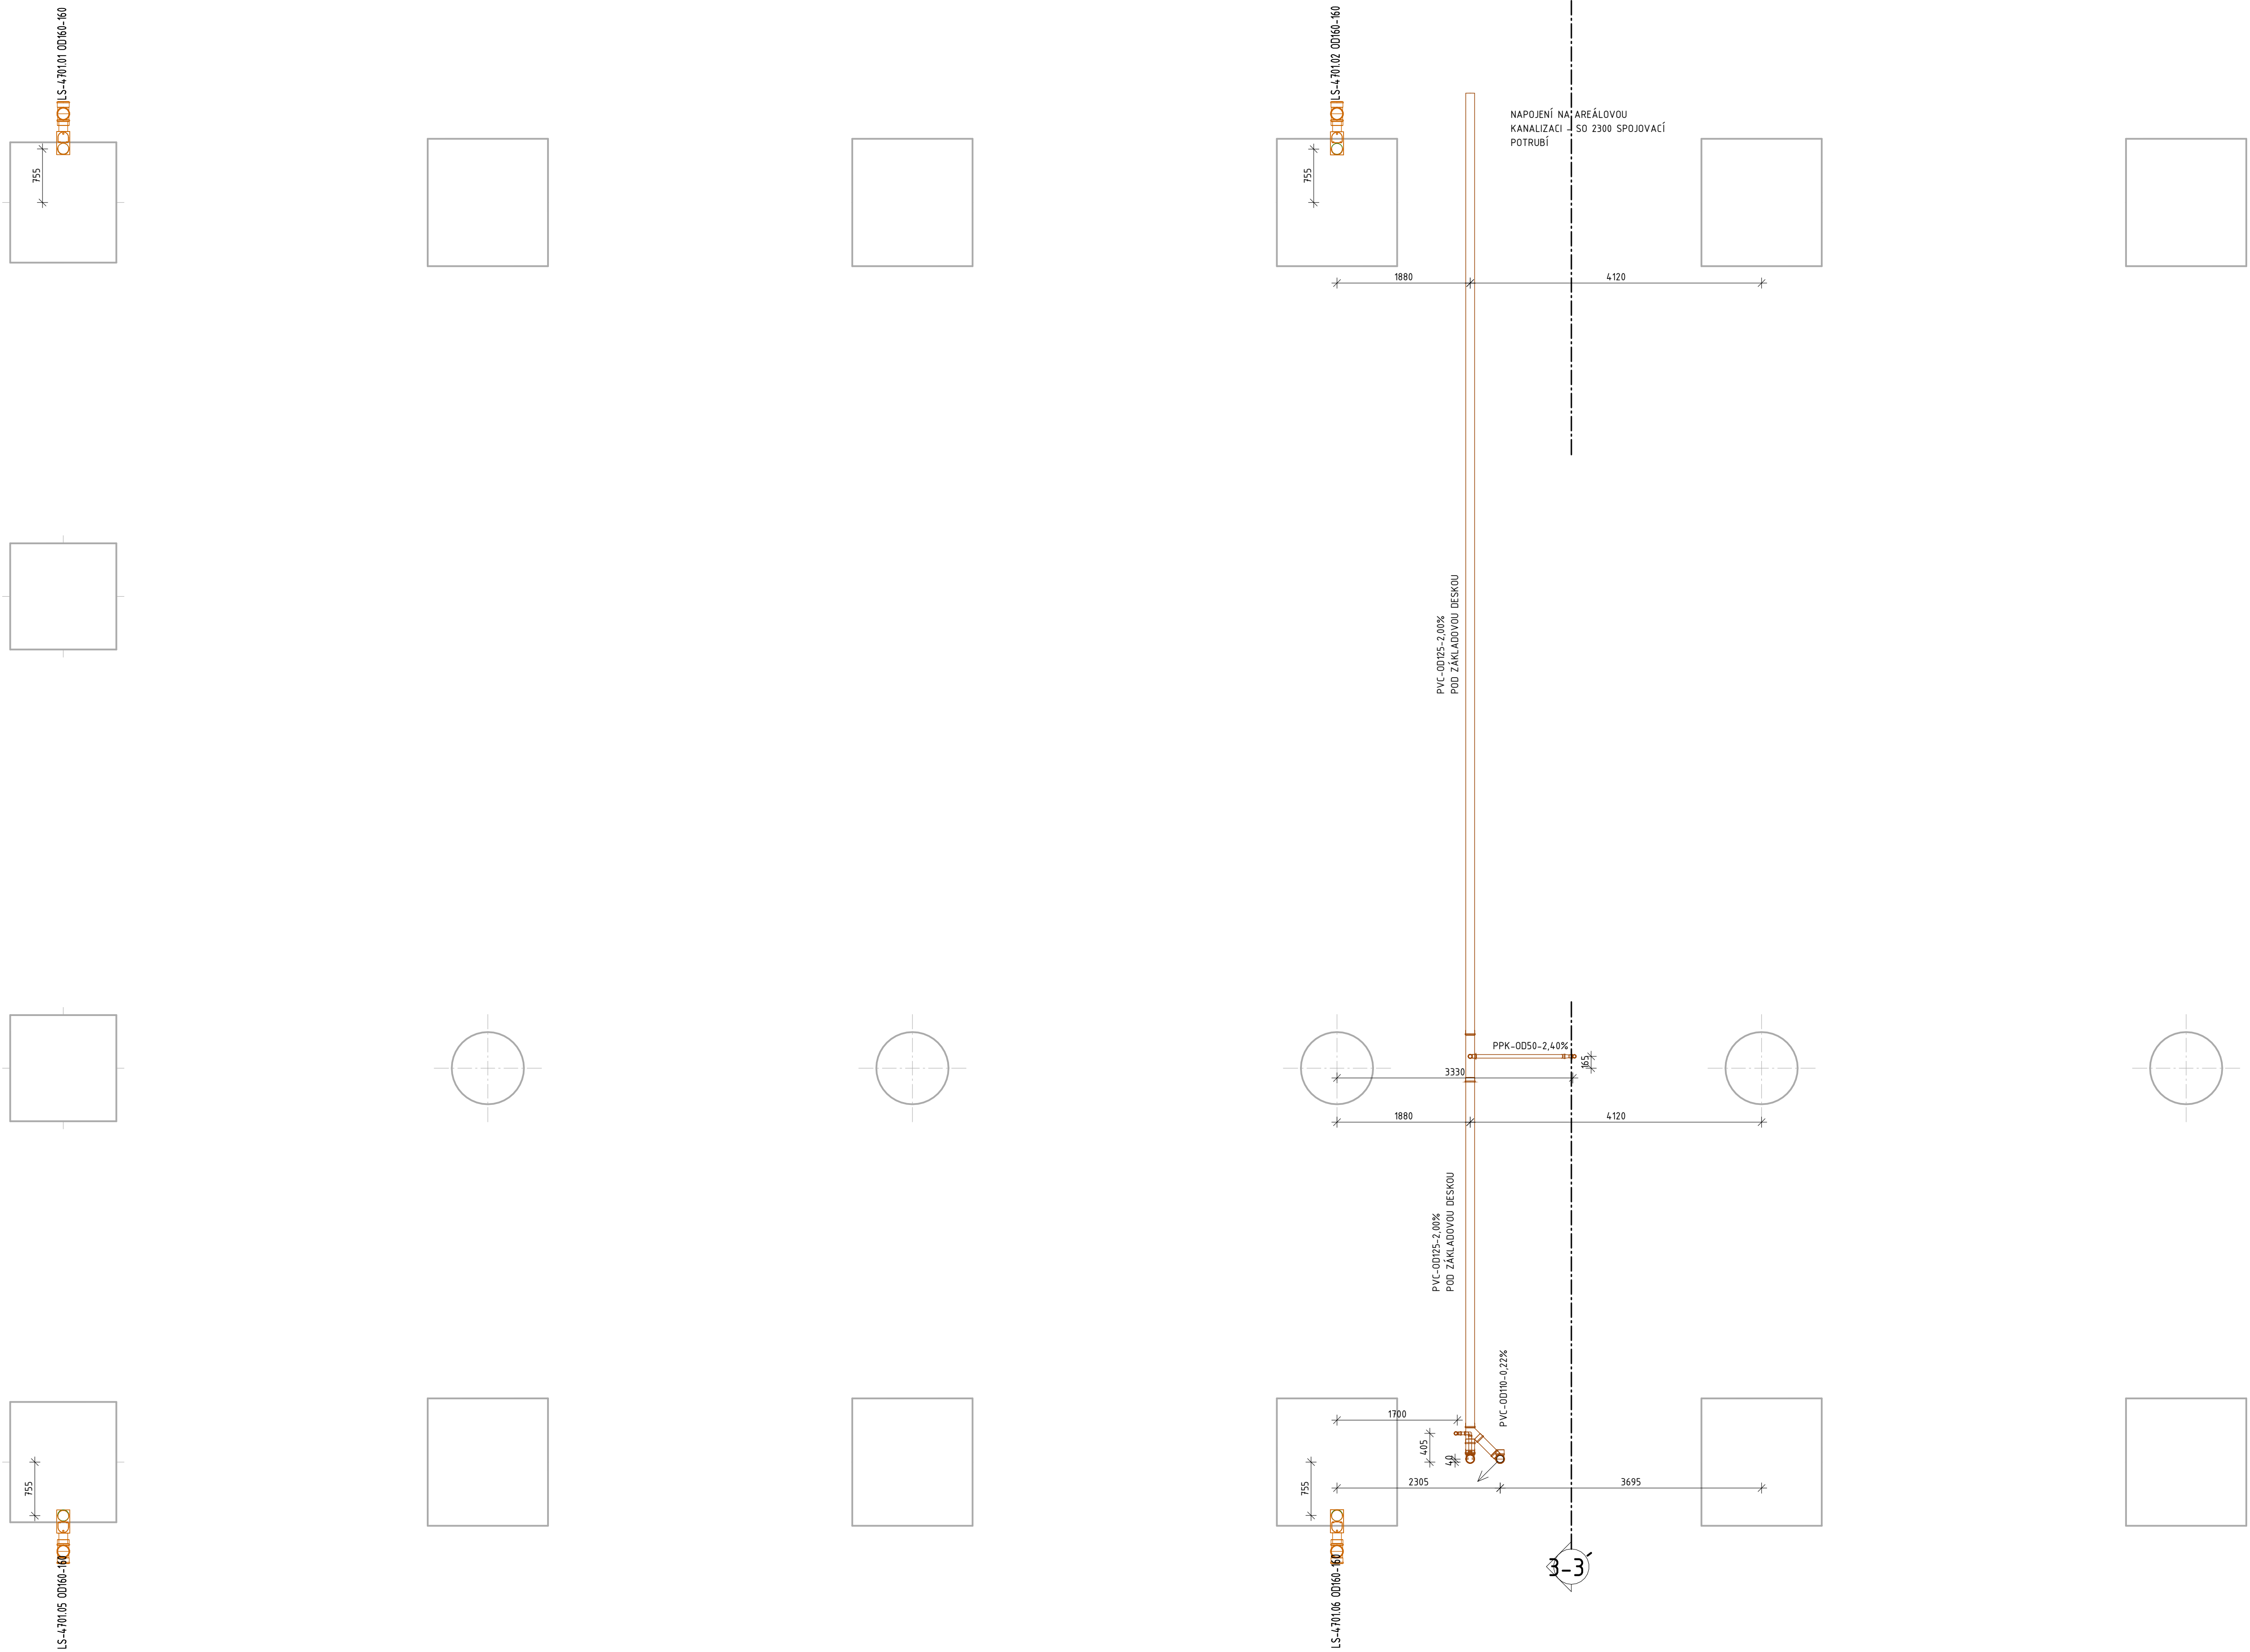

POZN. LAPAČE STŘEŠNÍCH SPLAVENÍ BUDDU
NAPŘÍJENY POTRUBÍM NA DEŠŤOVOU KANALIZACI -
SO 2300 SPOJIVACÍ POTRUBÍ

LEGENDA

- SPLAŠKOVÁ KANALIZACE
- DEŠŤOVÁ KANALIZACE
- U UTIŠVADLO
- SK SPRCHOVÝ KÚT
- WC WC
- VP POOLHOVÁ VPUST
- LS LAPAČ STŘEŠNÍCH SPLAVENÍ

VÝŠKOVÝ SYSTÉM: BpV				SOUŘADNÝ SYSTÉM: S-JTSK			
6							
5							
4							
3							
2	ČISTOPIS			06.01.2023	Ing. Kuba, Ph.D.		
1	VERZE KE KONTROLE			07.12.2022	Ing. Kuba, Ph.D.		
REVIZE	POPS			DATUM	SCHVALIL		

Sweco Hydroprojekt a.s., Ústředí Praha Táborská 31, 140 16 Praha 4; praha@sweco.cz; www.sweco.cz				SWECO			
VYPRACOVAL	Ing. Čochánová	HP	Ing. Rinn	T. KONTROLA	Ing. Kuba, Ph.D.		
PROJEKTANT	Ing. Čochánová	ŘEDITEL DVŮZE	Ing. Hanák	DATUM	01/2023		
OBJEDNATEL	Břeměnské vodárny a kanalizace, a.s.			OKRES	BRNO		
AKCE	Kanalizace - Půdorys na kótě 189,00			ČÍSLO ZAKÁZKY	12 2127 01 02		
				STUPEŇ	DPS		
				FORMAT	10 x A4		
				MĚŘÍTKO	1 : 50		
				ARCHIVNÍ ČÍSLO	0000000201		
				SOUPIS	SO 4701		
				ČÍSLO PŘÍLOHY	D14.4701.1.6		

Tato dokumentace včetně všech příloh je výstupem z projektu a je poskytována pouze pro účely, pro které byla určena. Všechny ostatní údaje, které nejsou součástí této dokumentace, jsou považovány za neplatné. Všechny údaje, které nejsou součástí této dokumentace, jsou považovány za neplatné. Všechny údaje, které nejsou součástí této dokumentace, jsou považovány za neplatné.

Právní záznamy jsou přiloženy pouze v případě, že jsou součástí této dokumentace.